
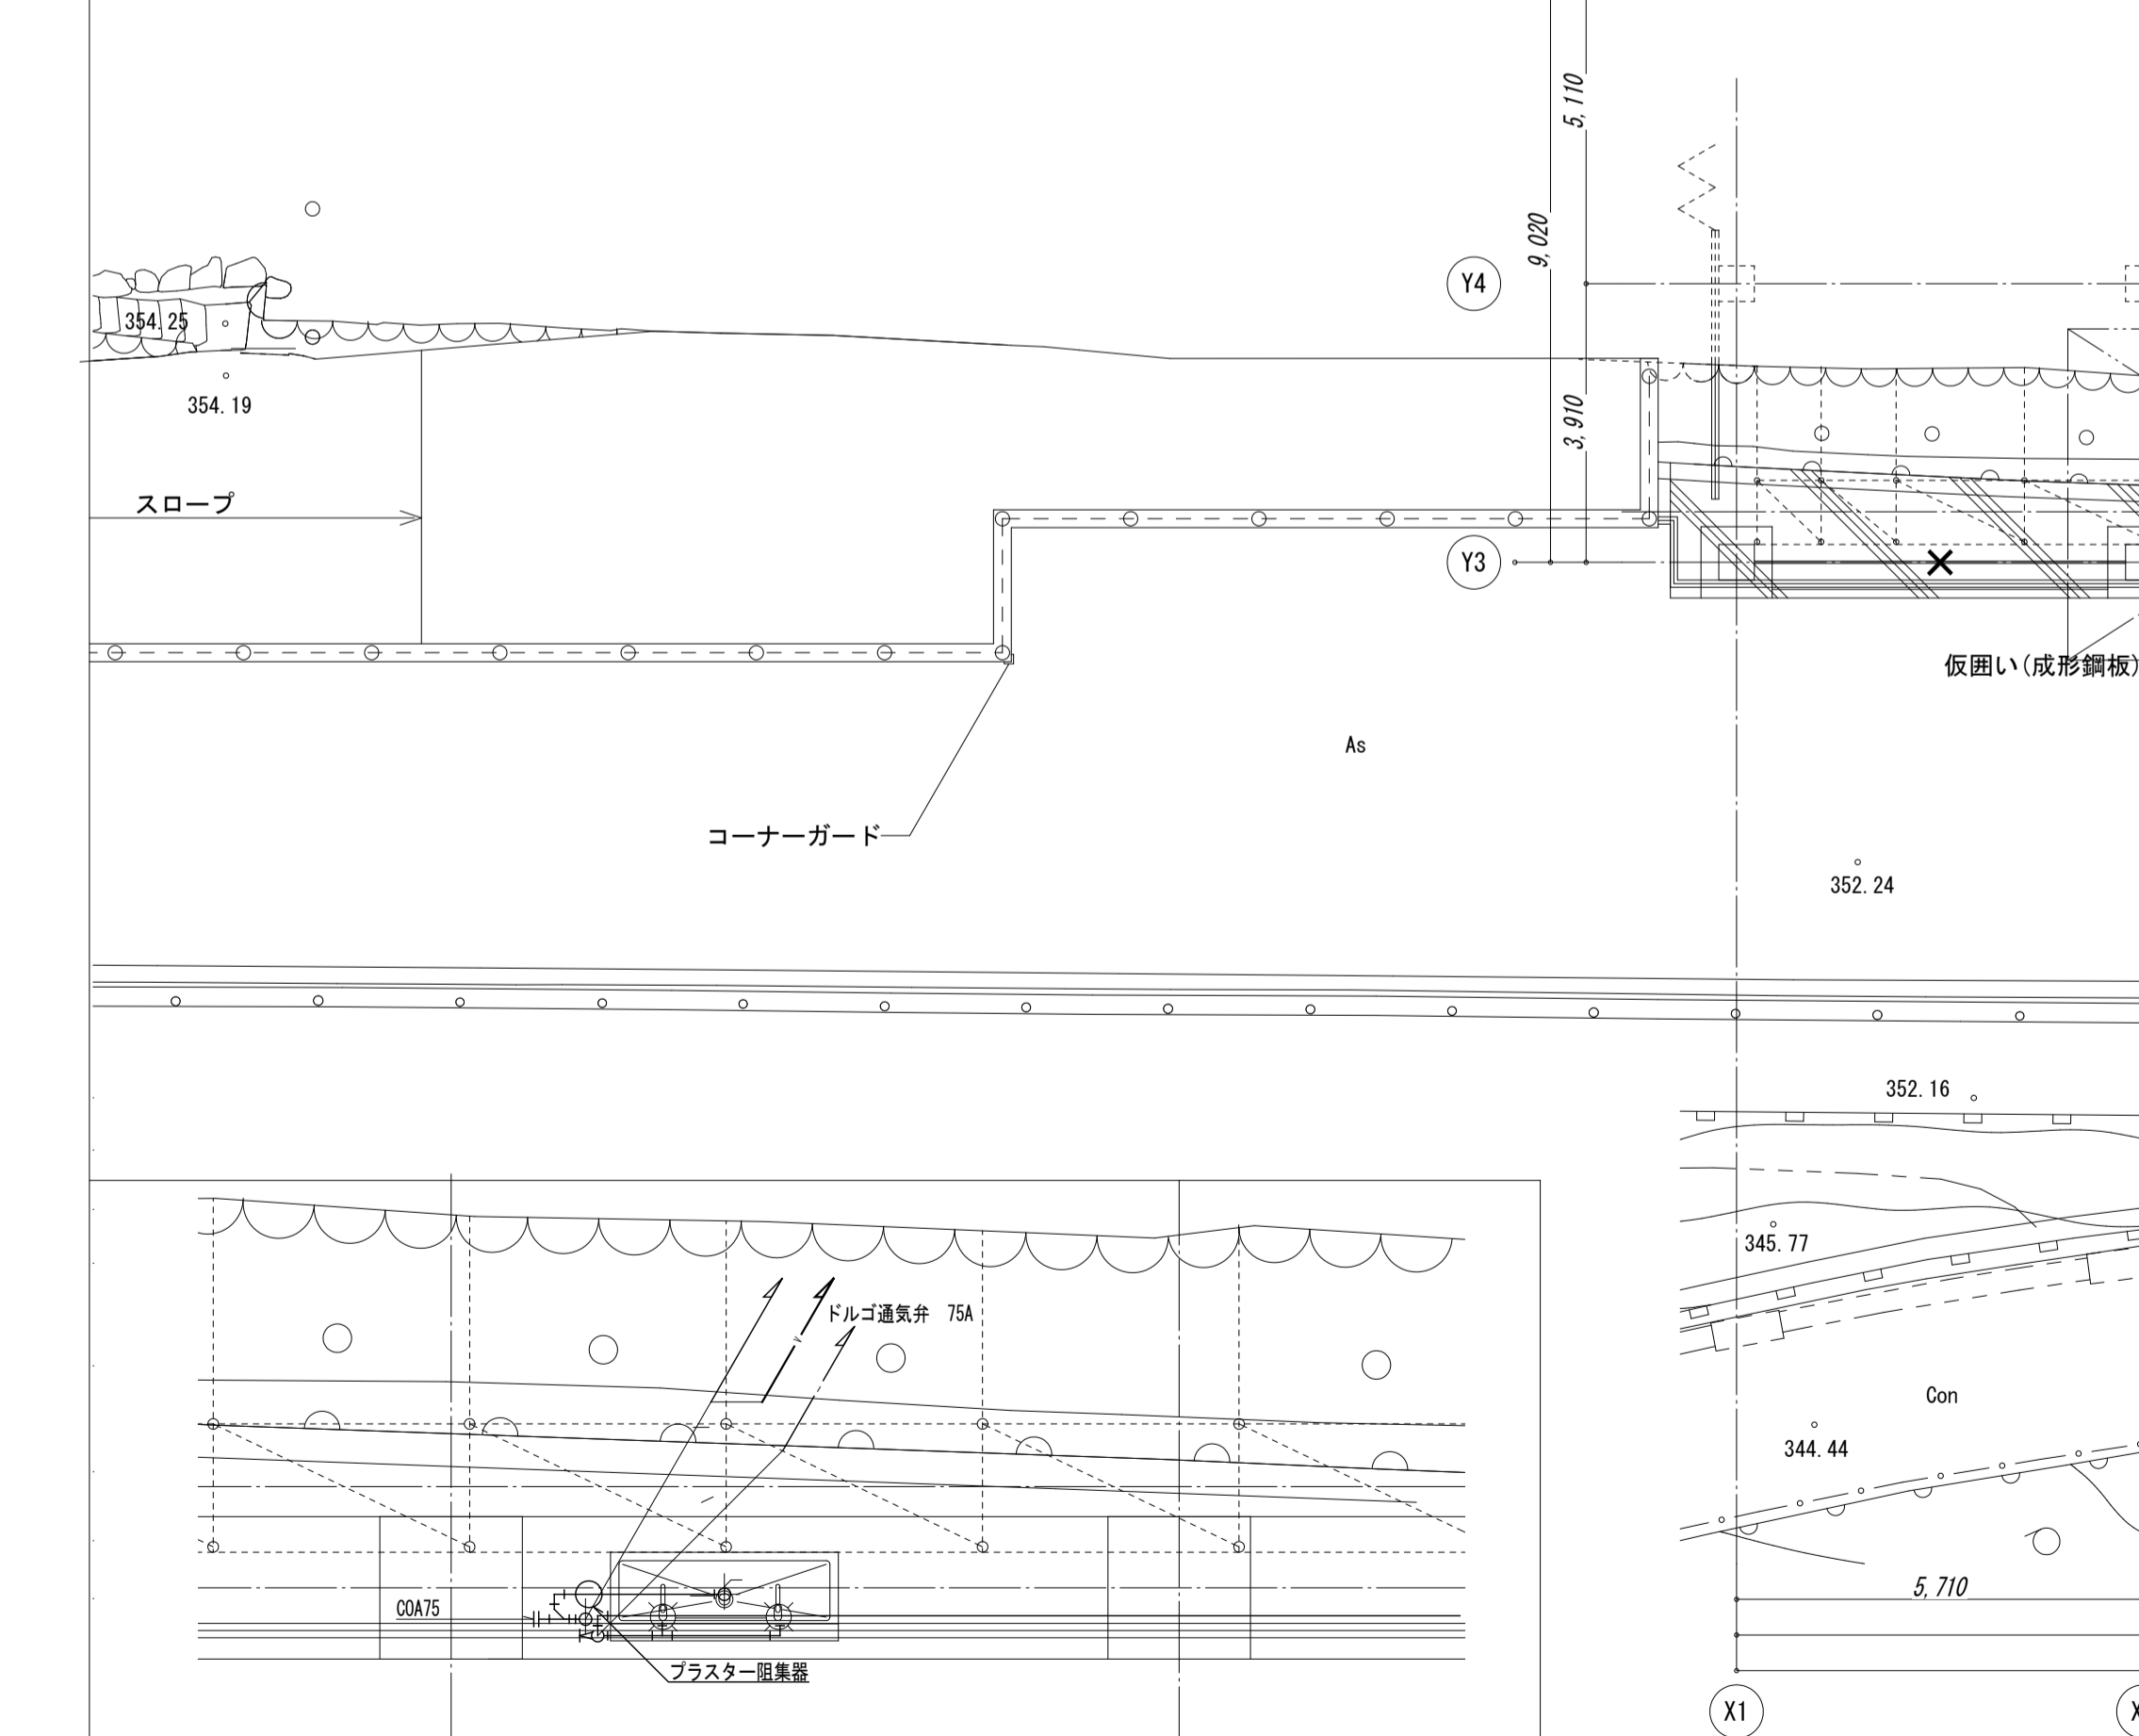
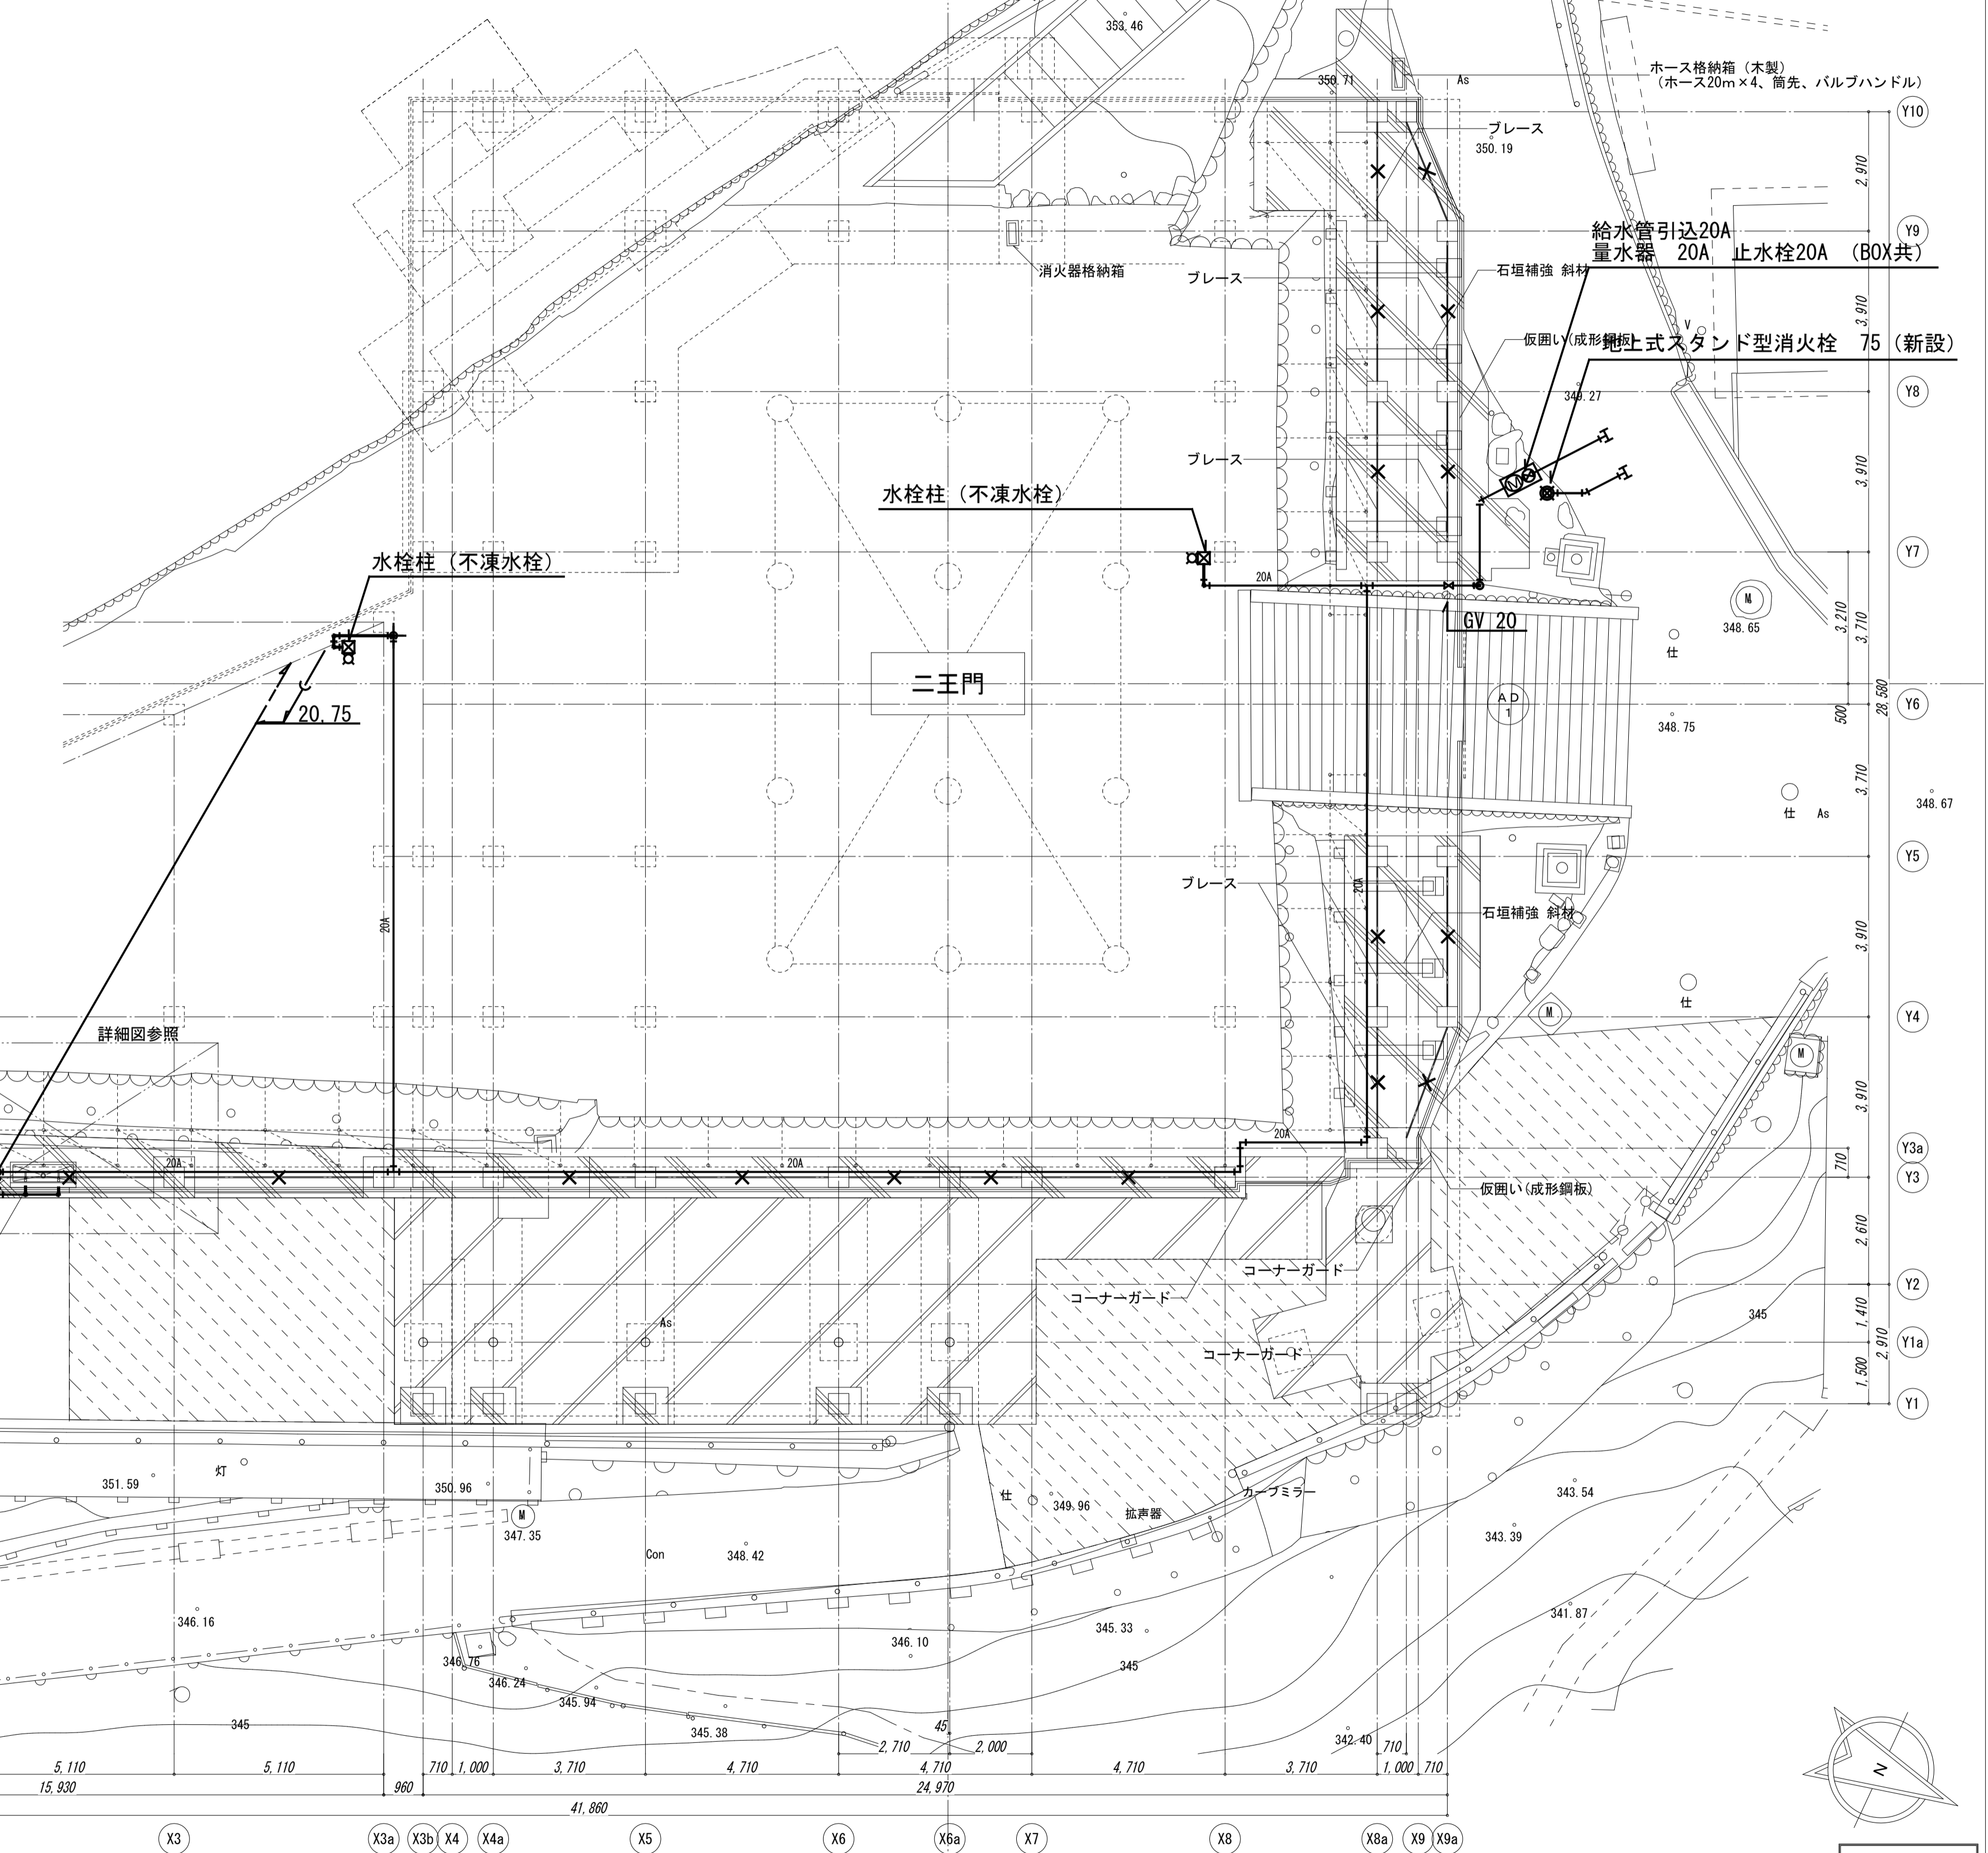




器具リスト ※品番は参考とし、下記品番又は同等品以上とする。

名称	品番	付属品等	計	1F 作業場	2F 作業場	屋外 各所
横水栓	T200SNR13	不凍水栓柱 H=1,000	2			2
横水栓 (流し台泡まつ)	T131SUN13		4	2	2	
防凍栓	NF-H		6	4	2	
プラスター阻集器	PT-40 (ダイドレ)	鑄鉄製	2	1	1	
ステンレス製 流し台	BS1-168	排水トラップ	2	1	1	

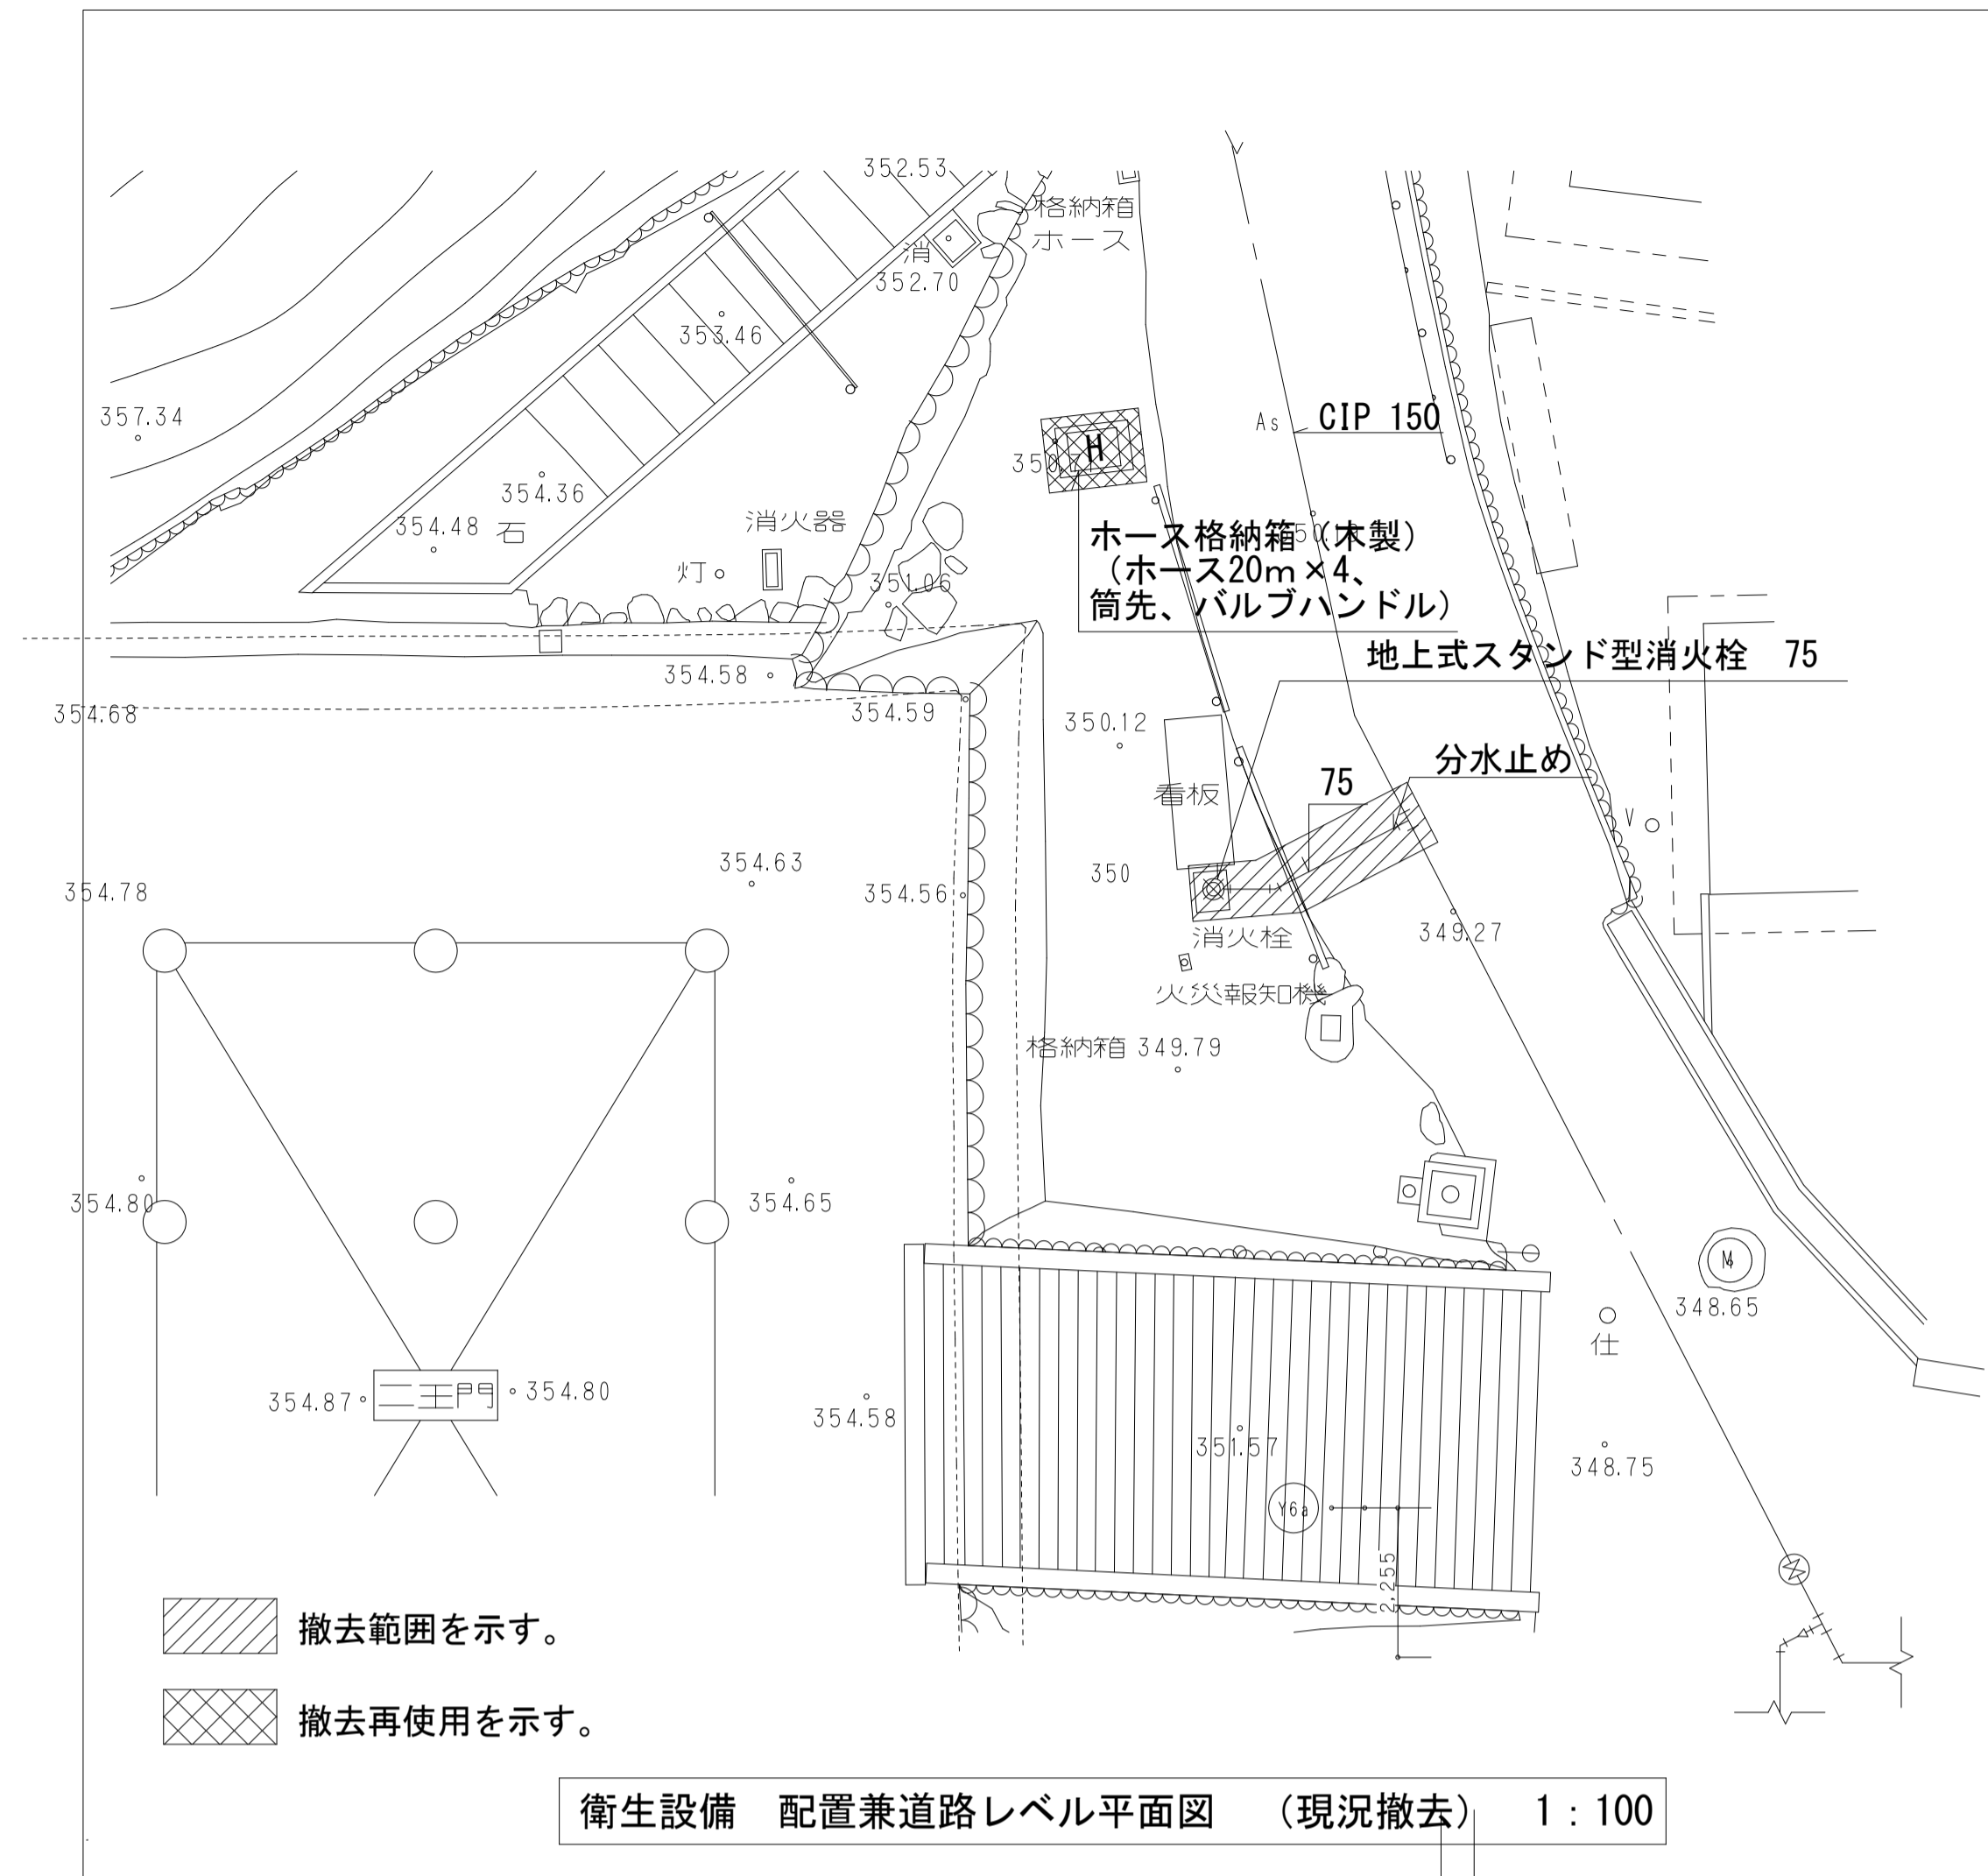

本完成図は、完成建物の基本情報を記載したものです。工事に際して作成された施工図等の詳細情報と合わせてご利用ください。

施 工	奥村・松塚特定建設工事共同企業体	名称	国宝金峯山寺二王門素屋根建設工事	縮尺	N.O.
		図名	衛生設備配置兼道路レベル平面図	1/100(A1) 1/200(A3)	M-03

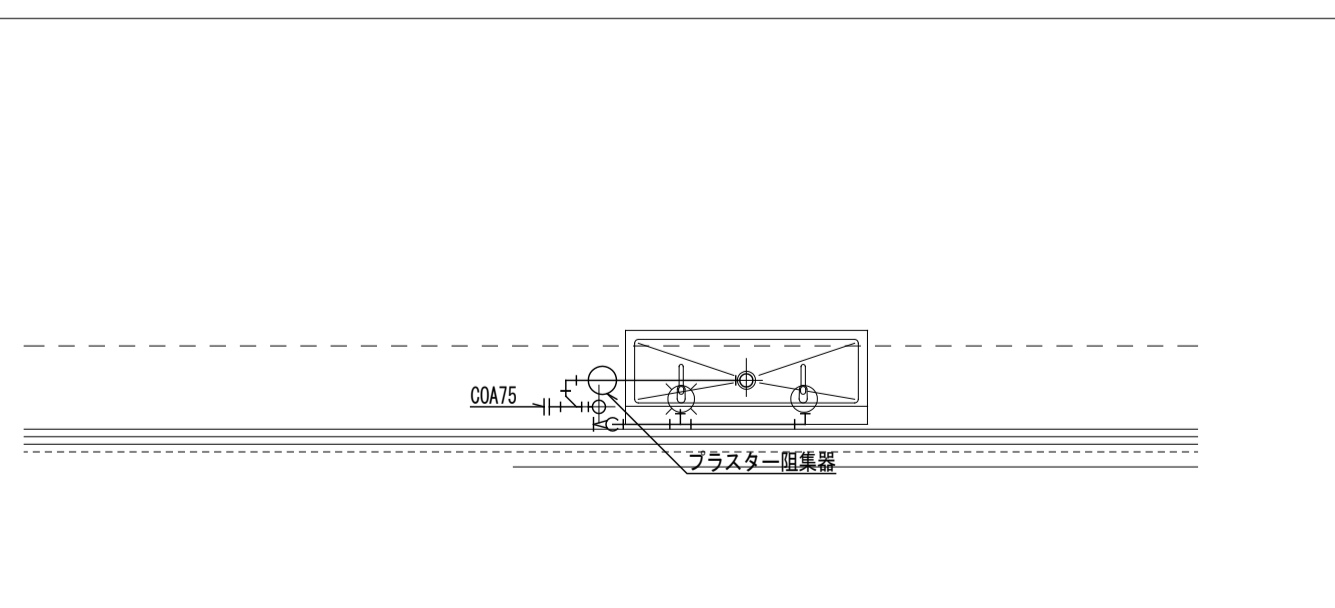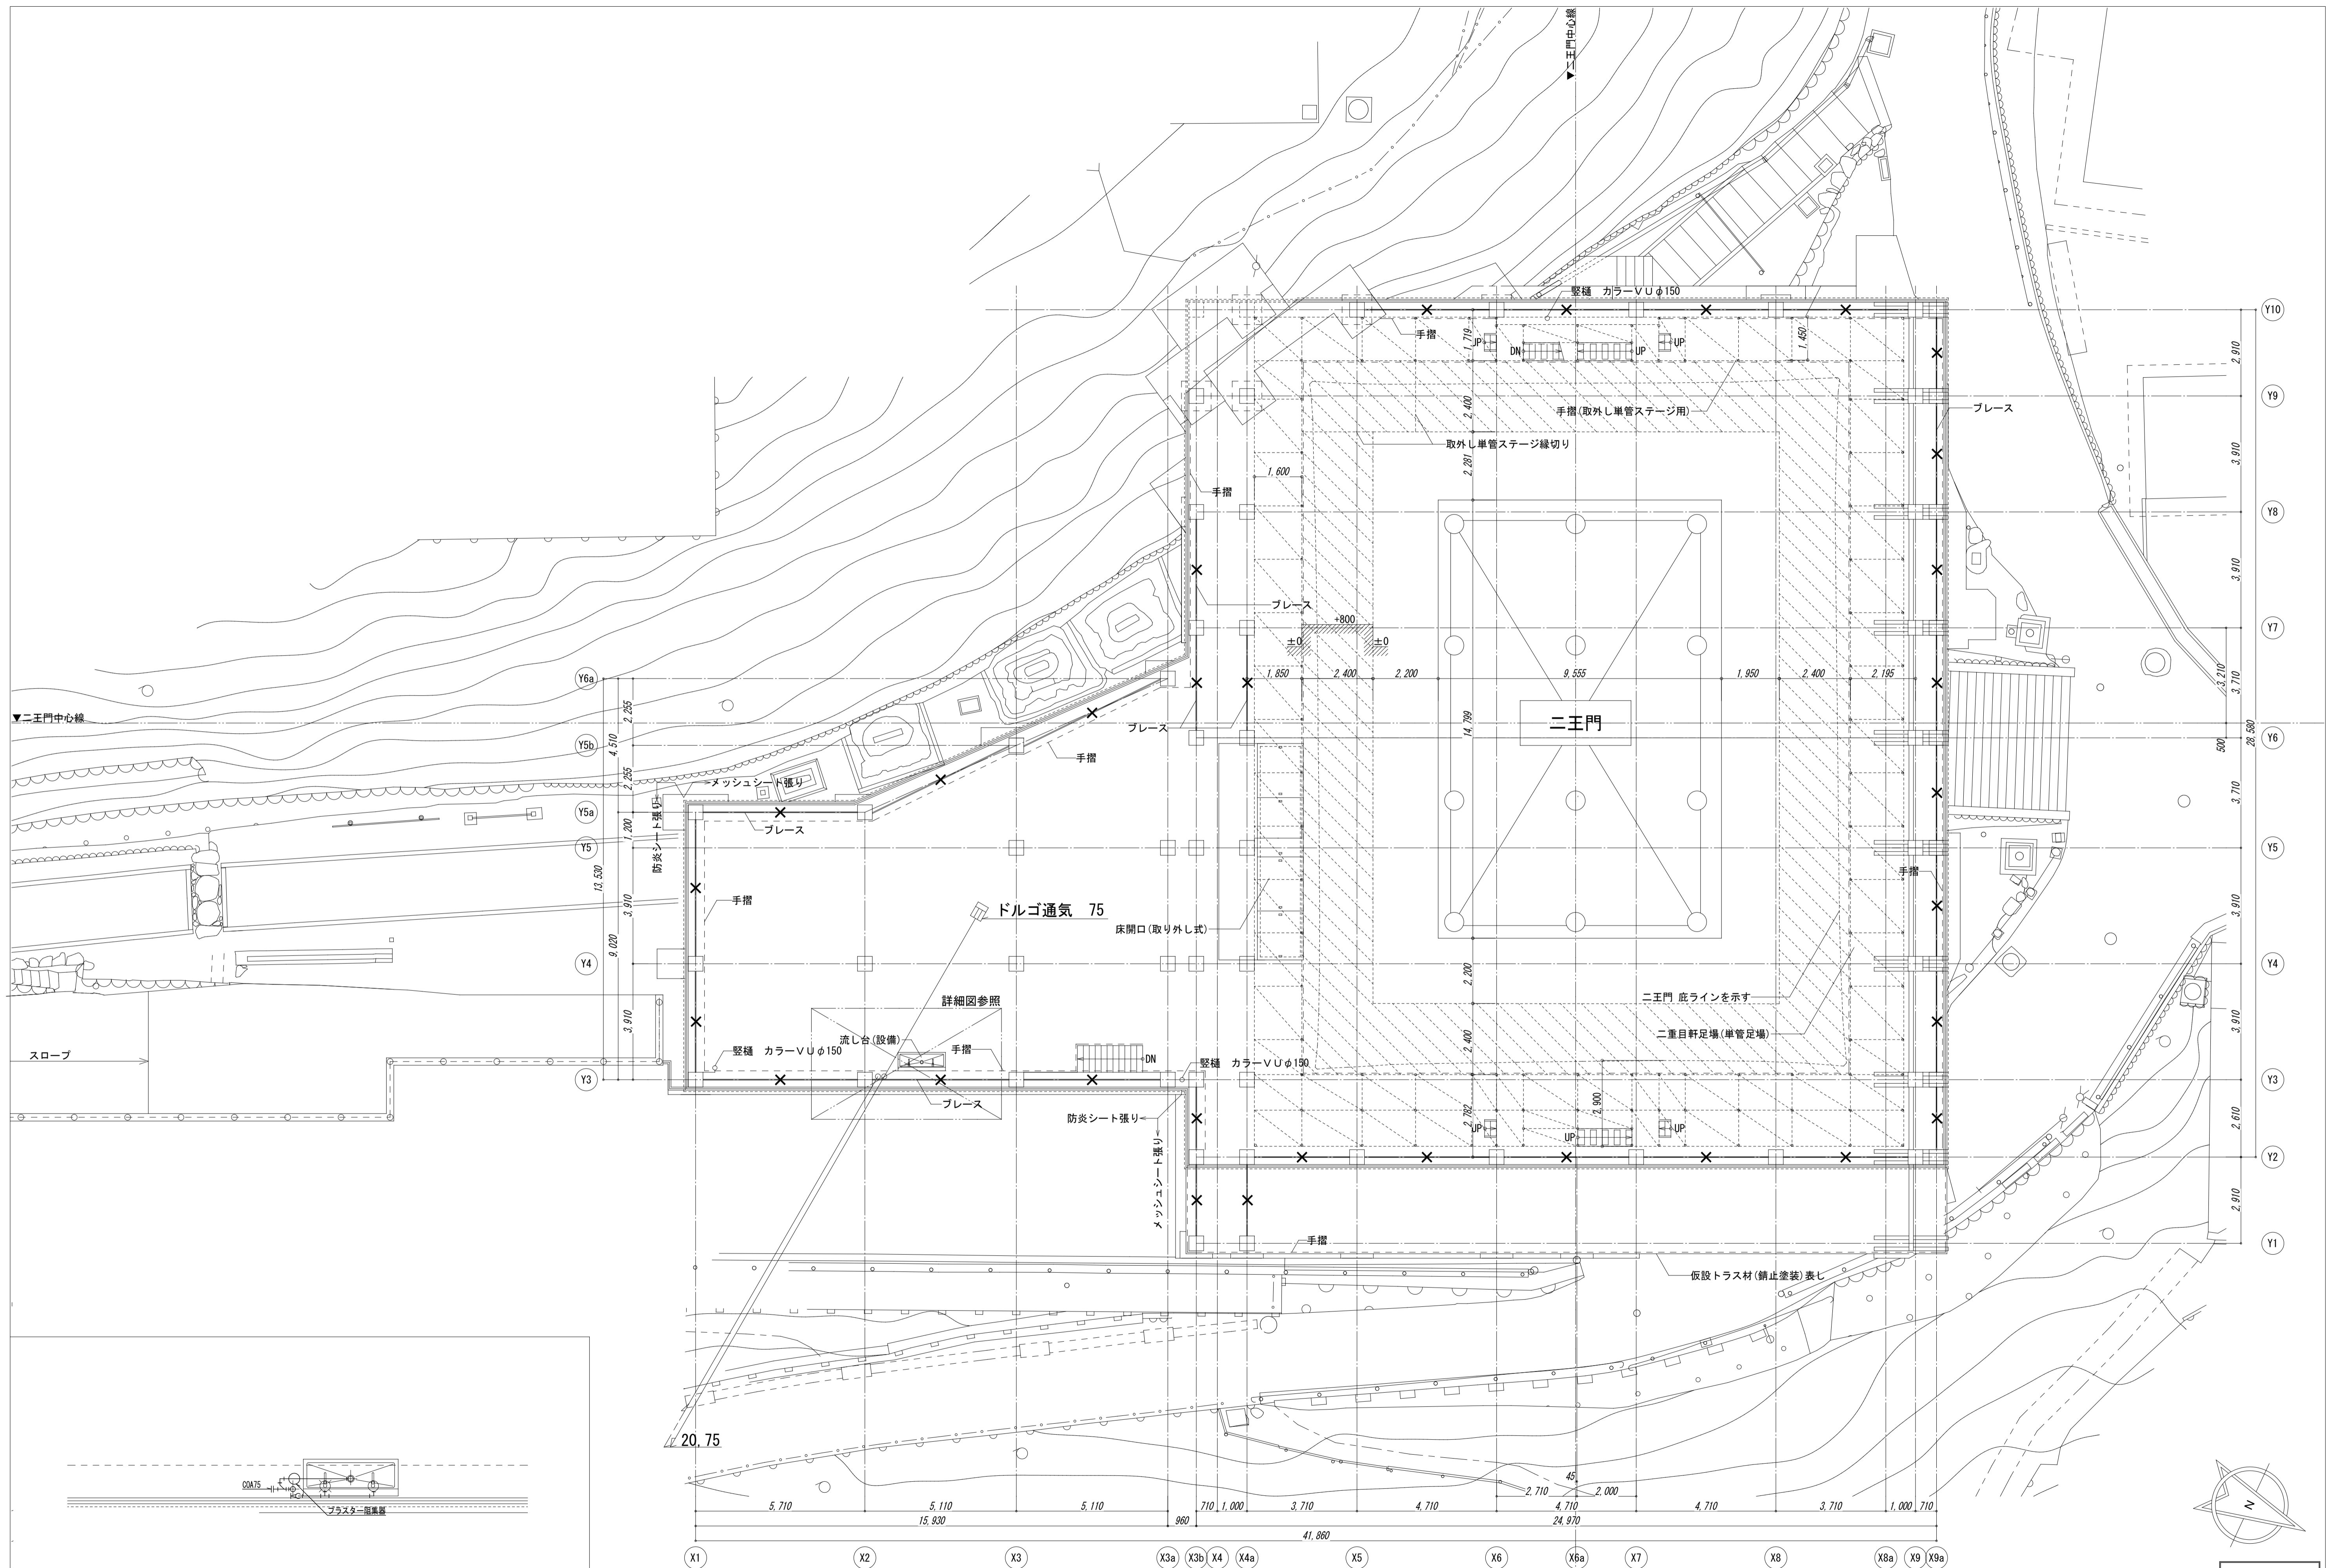


詳細図 (新設) 1:50

本完成図は、完成建物の基本情報を記載したものです。工事に際して作成された施工図等の詳細情報と合わせてご利用ください。

施 工	奥村・松塚特定建設工事共同企業体	名称	国宝金峯山寺二王門素屋根建設工事	縮尺	N.°
		図名	衛生設備 2階平面図(一重目軒足場)	1/100(A1) 1/200(A3)	M-04


完成図

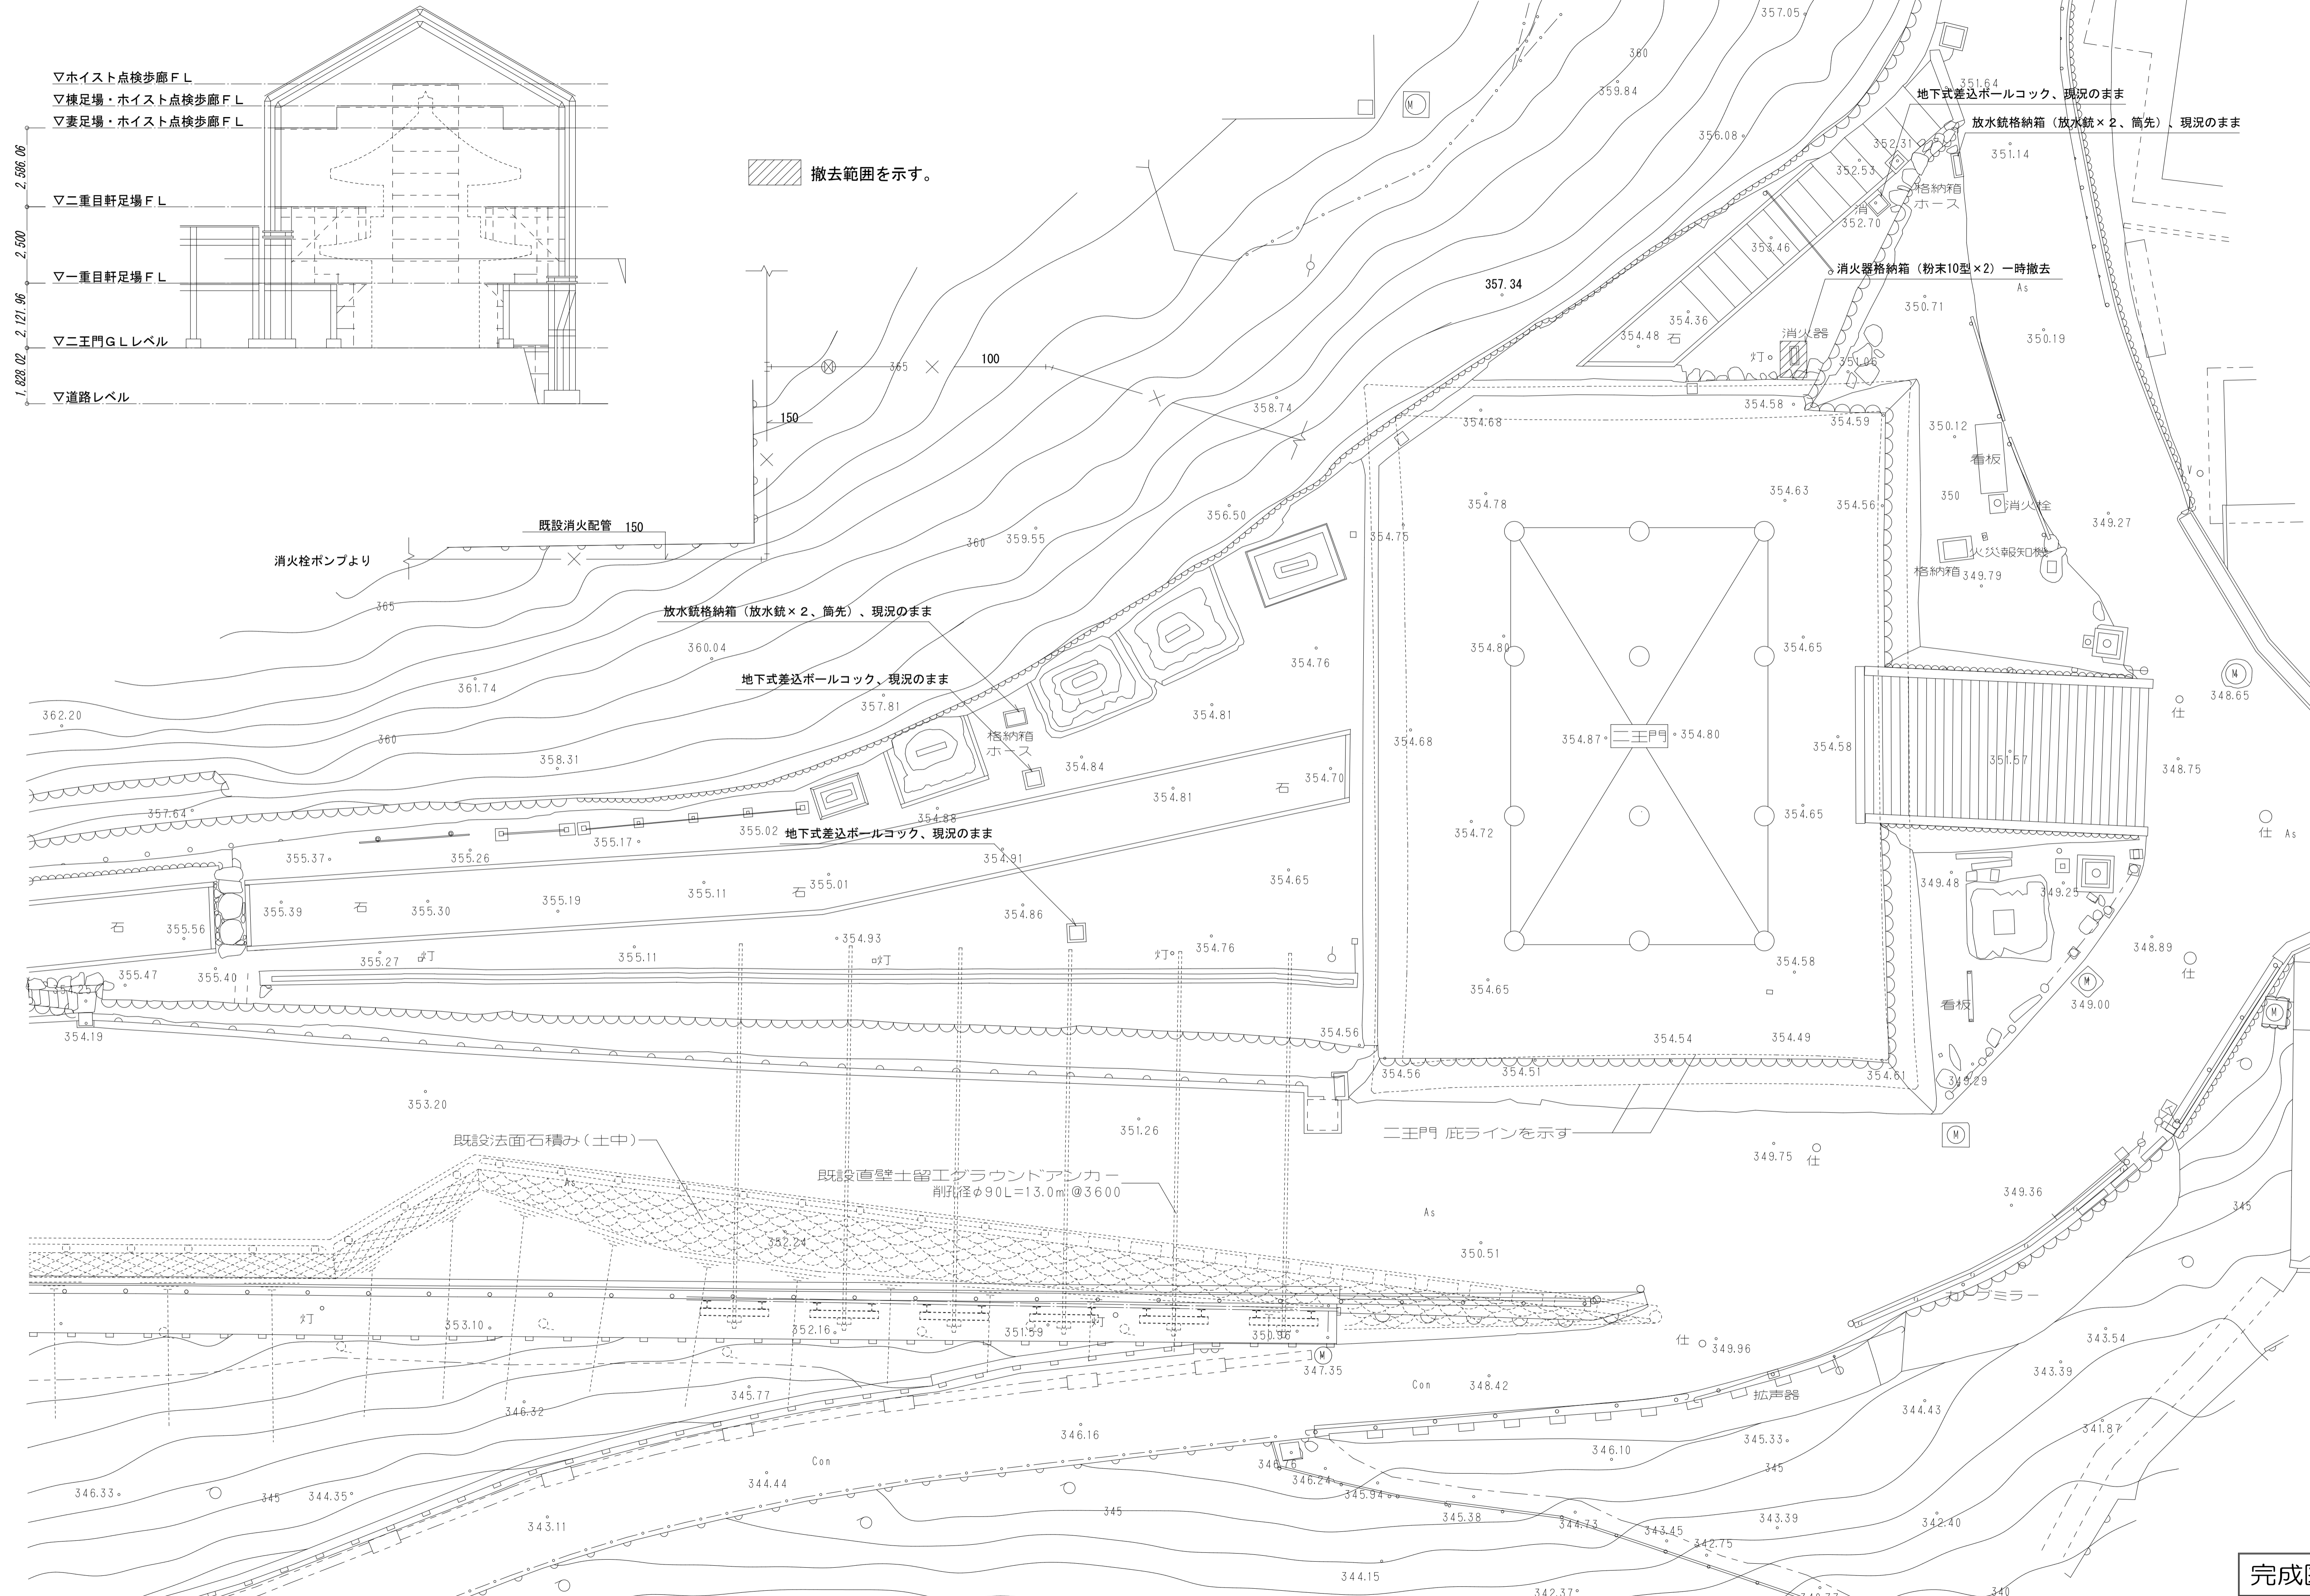

本完成図は、完成建物の基本情報を記載したものです。工事に際して作成された施工図等の詳細情報と合わせてご利用ください。


施 工	奥村・松塚特定建設工事共同企業体	名称	国宝金峯山寺二王門素屋根建設工事	縮尺	No. M-05
		図名	消火設備 1階平面図(二王門GL)	1/100(A1) 1/200(A3)	

完成図

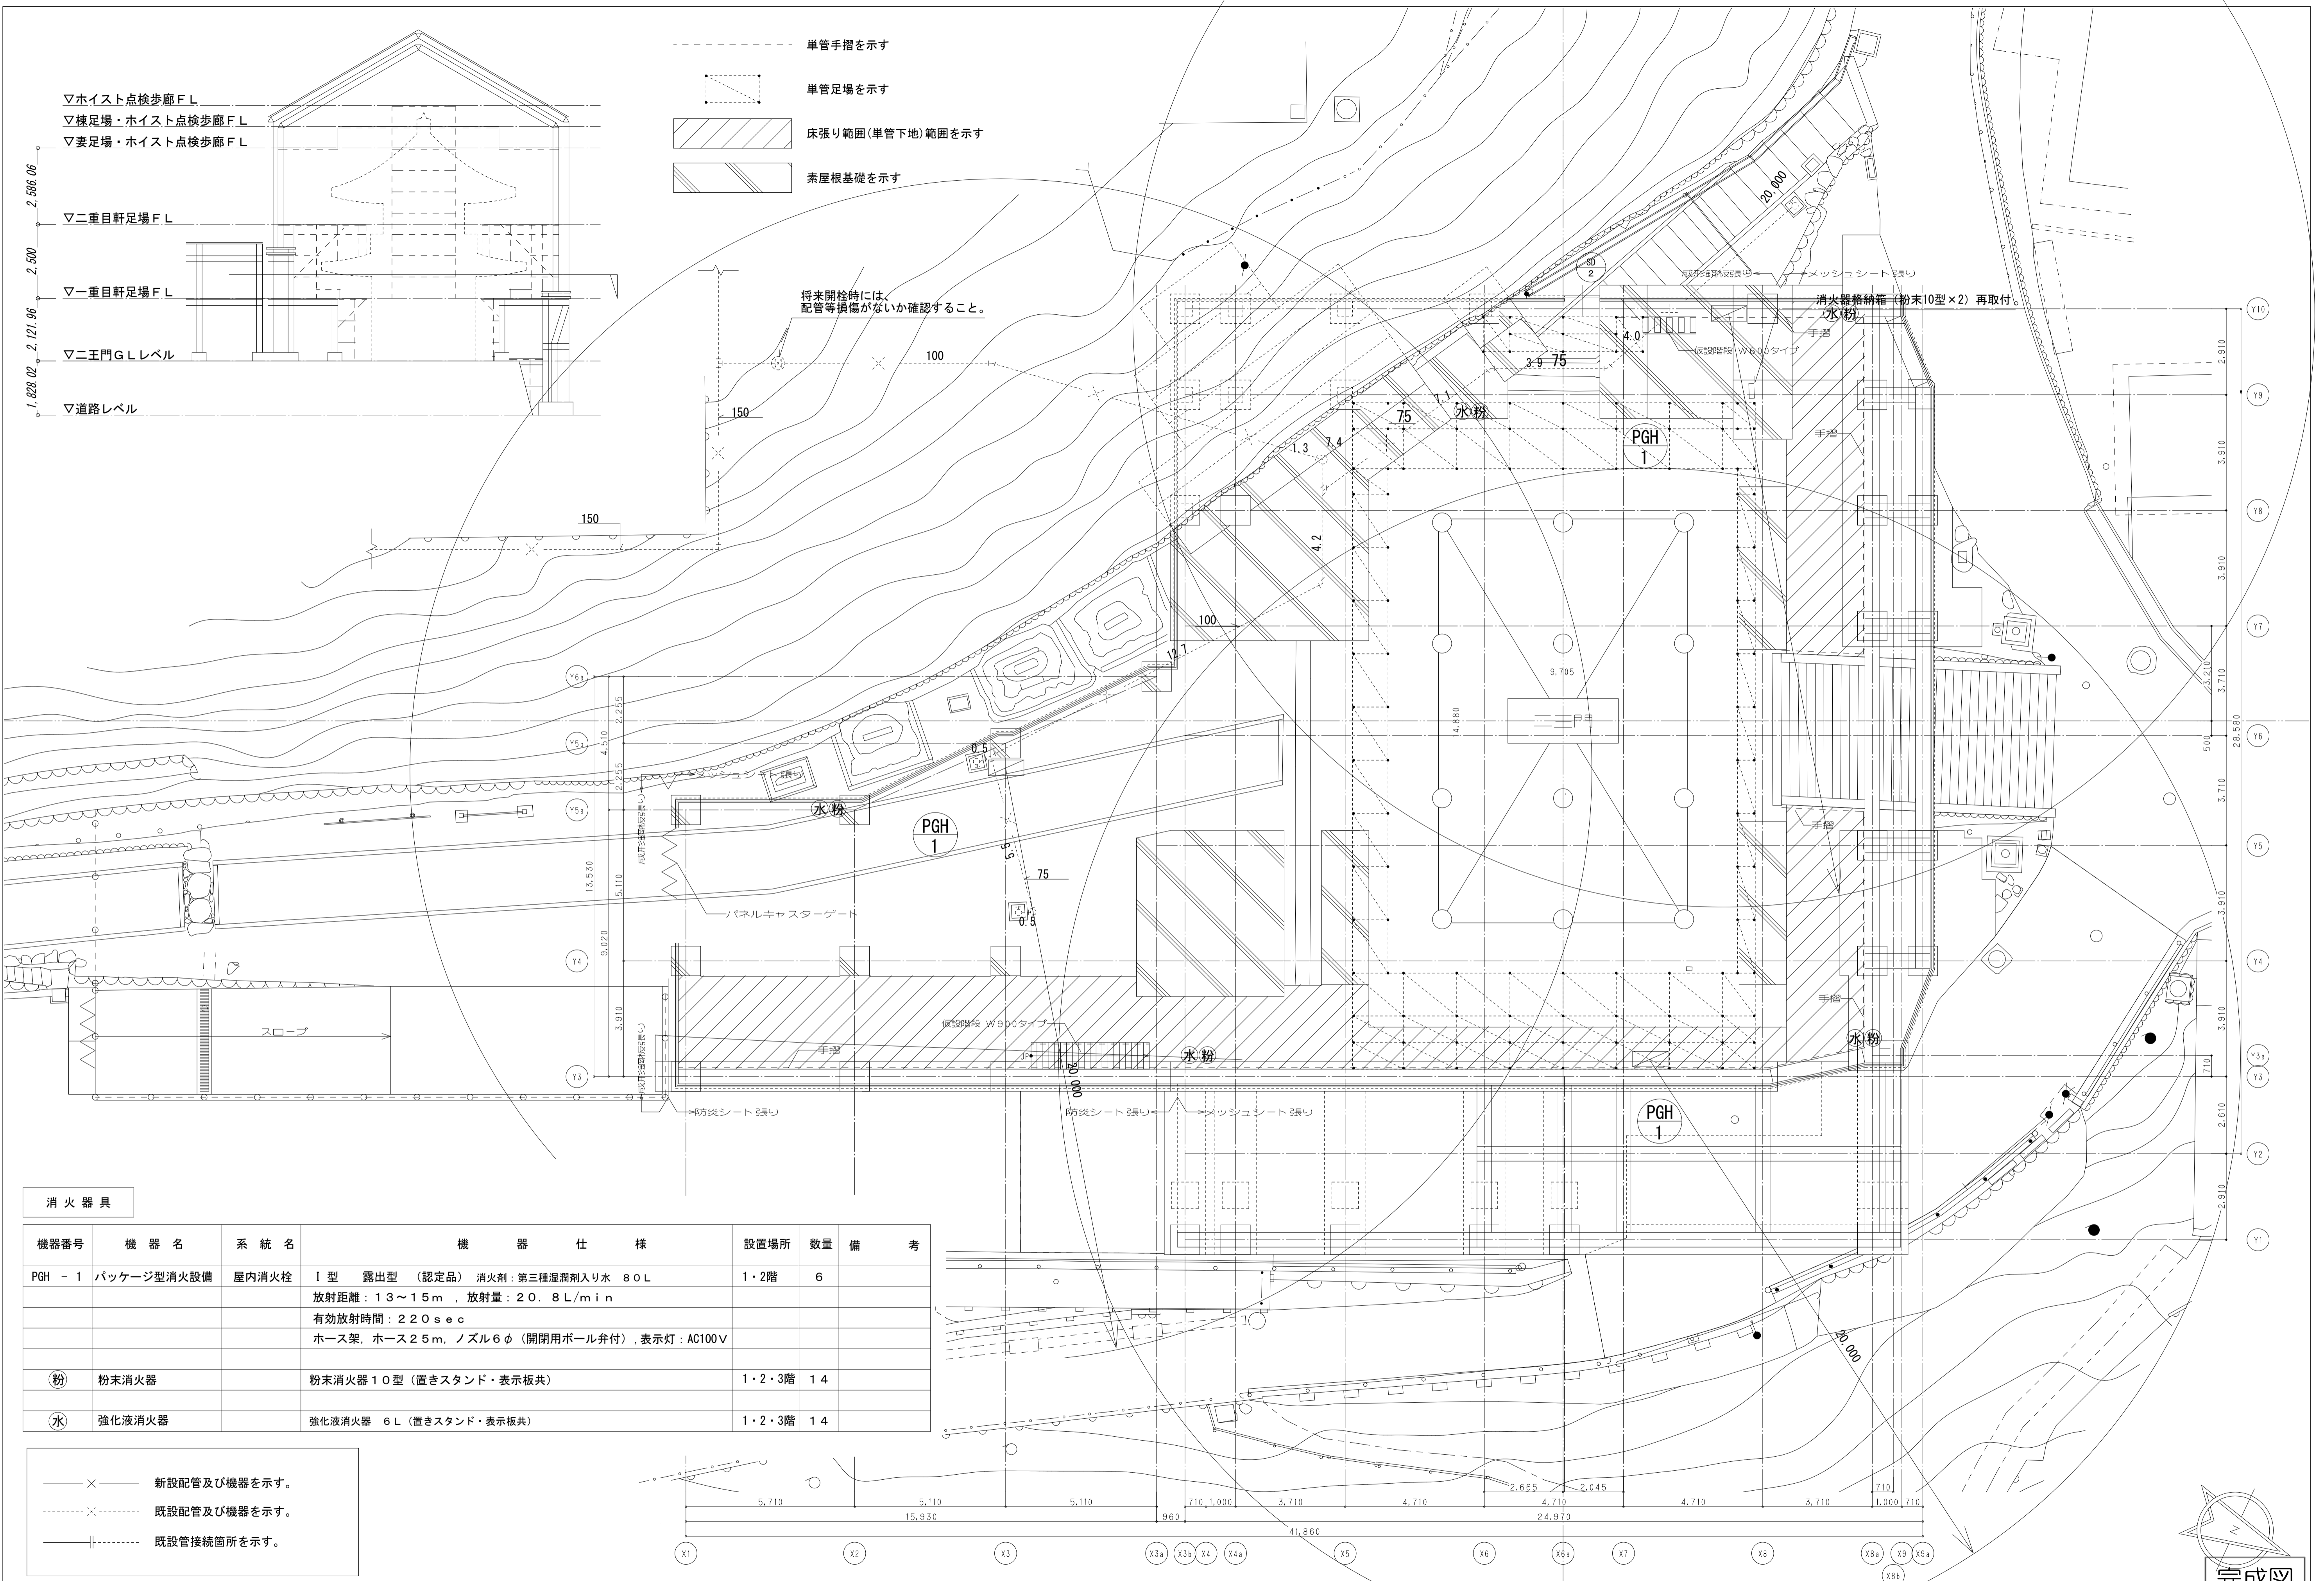


消火器具

機器番号	機器名	系統名	機器仕様	設置場所	数量	備考
PGH - 1	パッケージ型消火設備	屋内消火栓	1型 露出型 (認定品) 消火剤: 第三種湿潤剤入り水 80L 放射距離: 13~15m, 放射量: 20.8L/min 有効放射時間: 220sec ホース架, ホース25m, ノズル6φ (開閉用ボール弁付), 表示灯: AC100V	1・2階	6	
(粉)	粉末消火器		粉末消火器10型 (置きスタンド・表示板共)	1・2・3階	14	
(水)	強化液消火器		強化液消火器 6L (置きスタンド・表示板共)	1・2・3階	14	

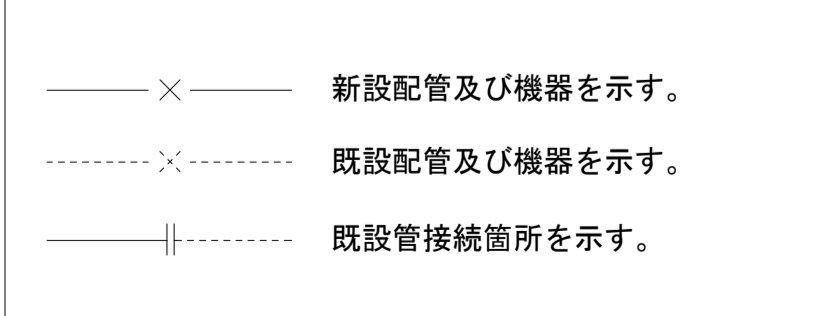

本完成図は、完成建物の基本情報を記載したものです。工事に際して作成された施工図等の詳細情報と合わせてご利用ください。




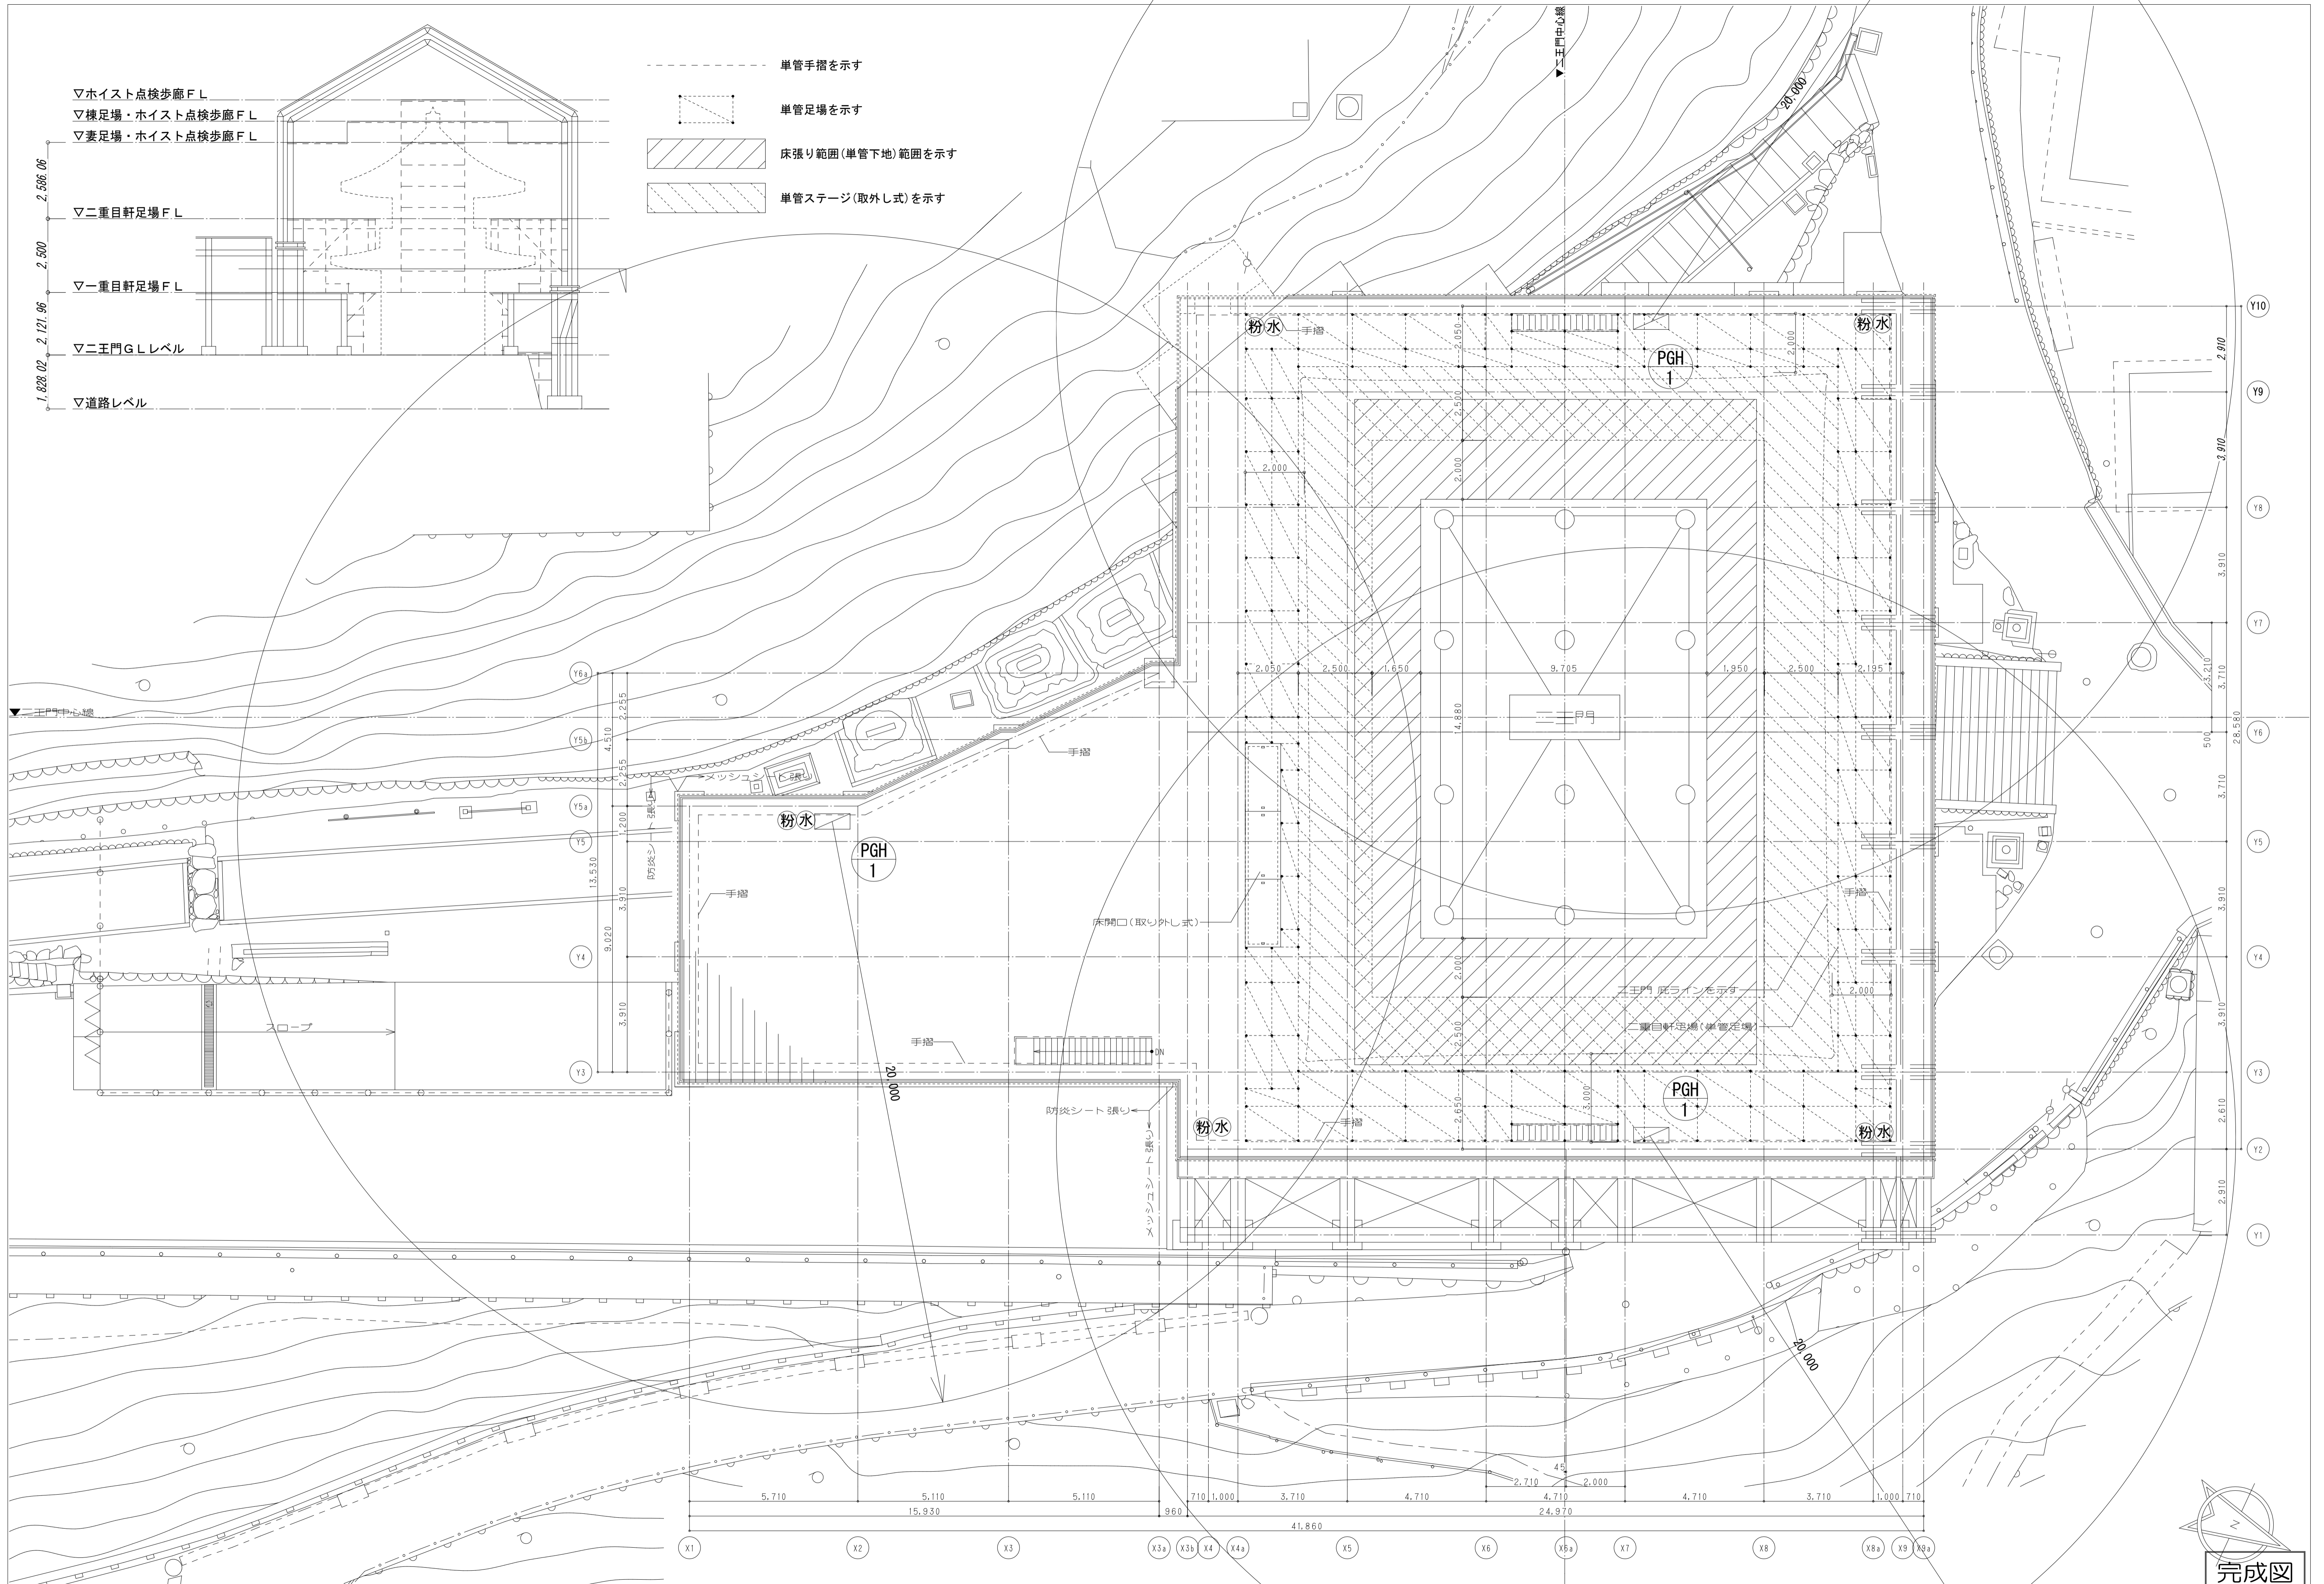



本完成図は、完成建物の基本情報を記載したものです。工事に際して作成された施工図等の詳細情報と合わせてご利用ください。

施 工	奥村・松塚特定建設工事共同企業体	名称	国宝金峯山寺二王門素屋根建設工事	縮尺	No.
		図名	消火設備 2階平面図(一重目軒足場)	1/100(A1) 1/200(A3)	M-07



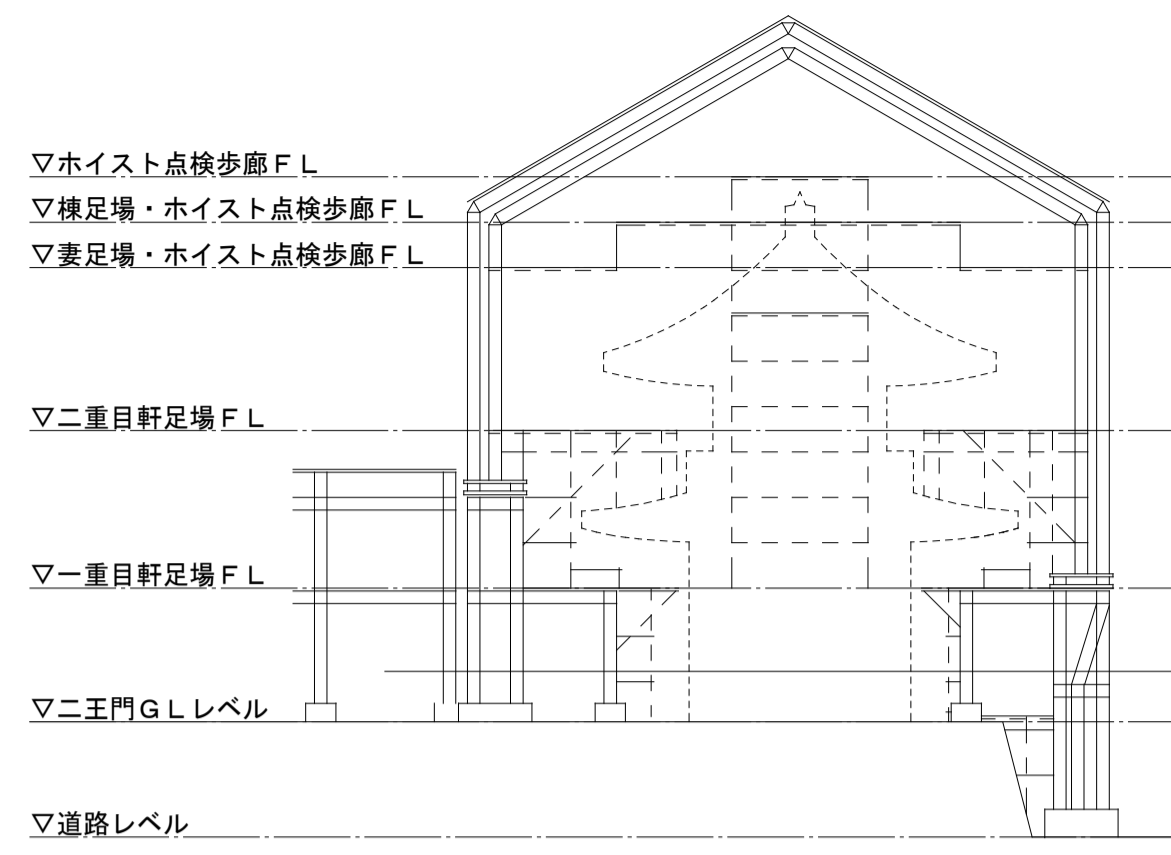

- 単管手摺を示す
- 上部単管足場を示す(積載荷重150kg/m)
(柱脚下部、根がらみ設置)
- 素屋根基礎を示す
- 壁ブレースを示す

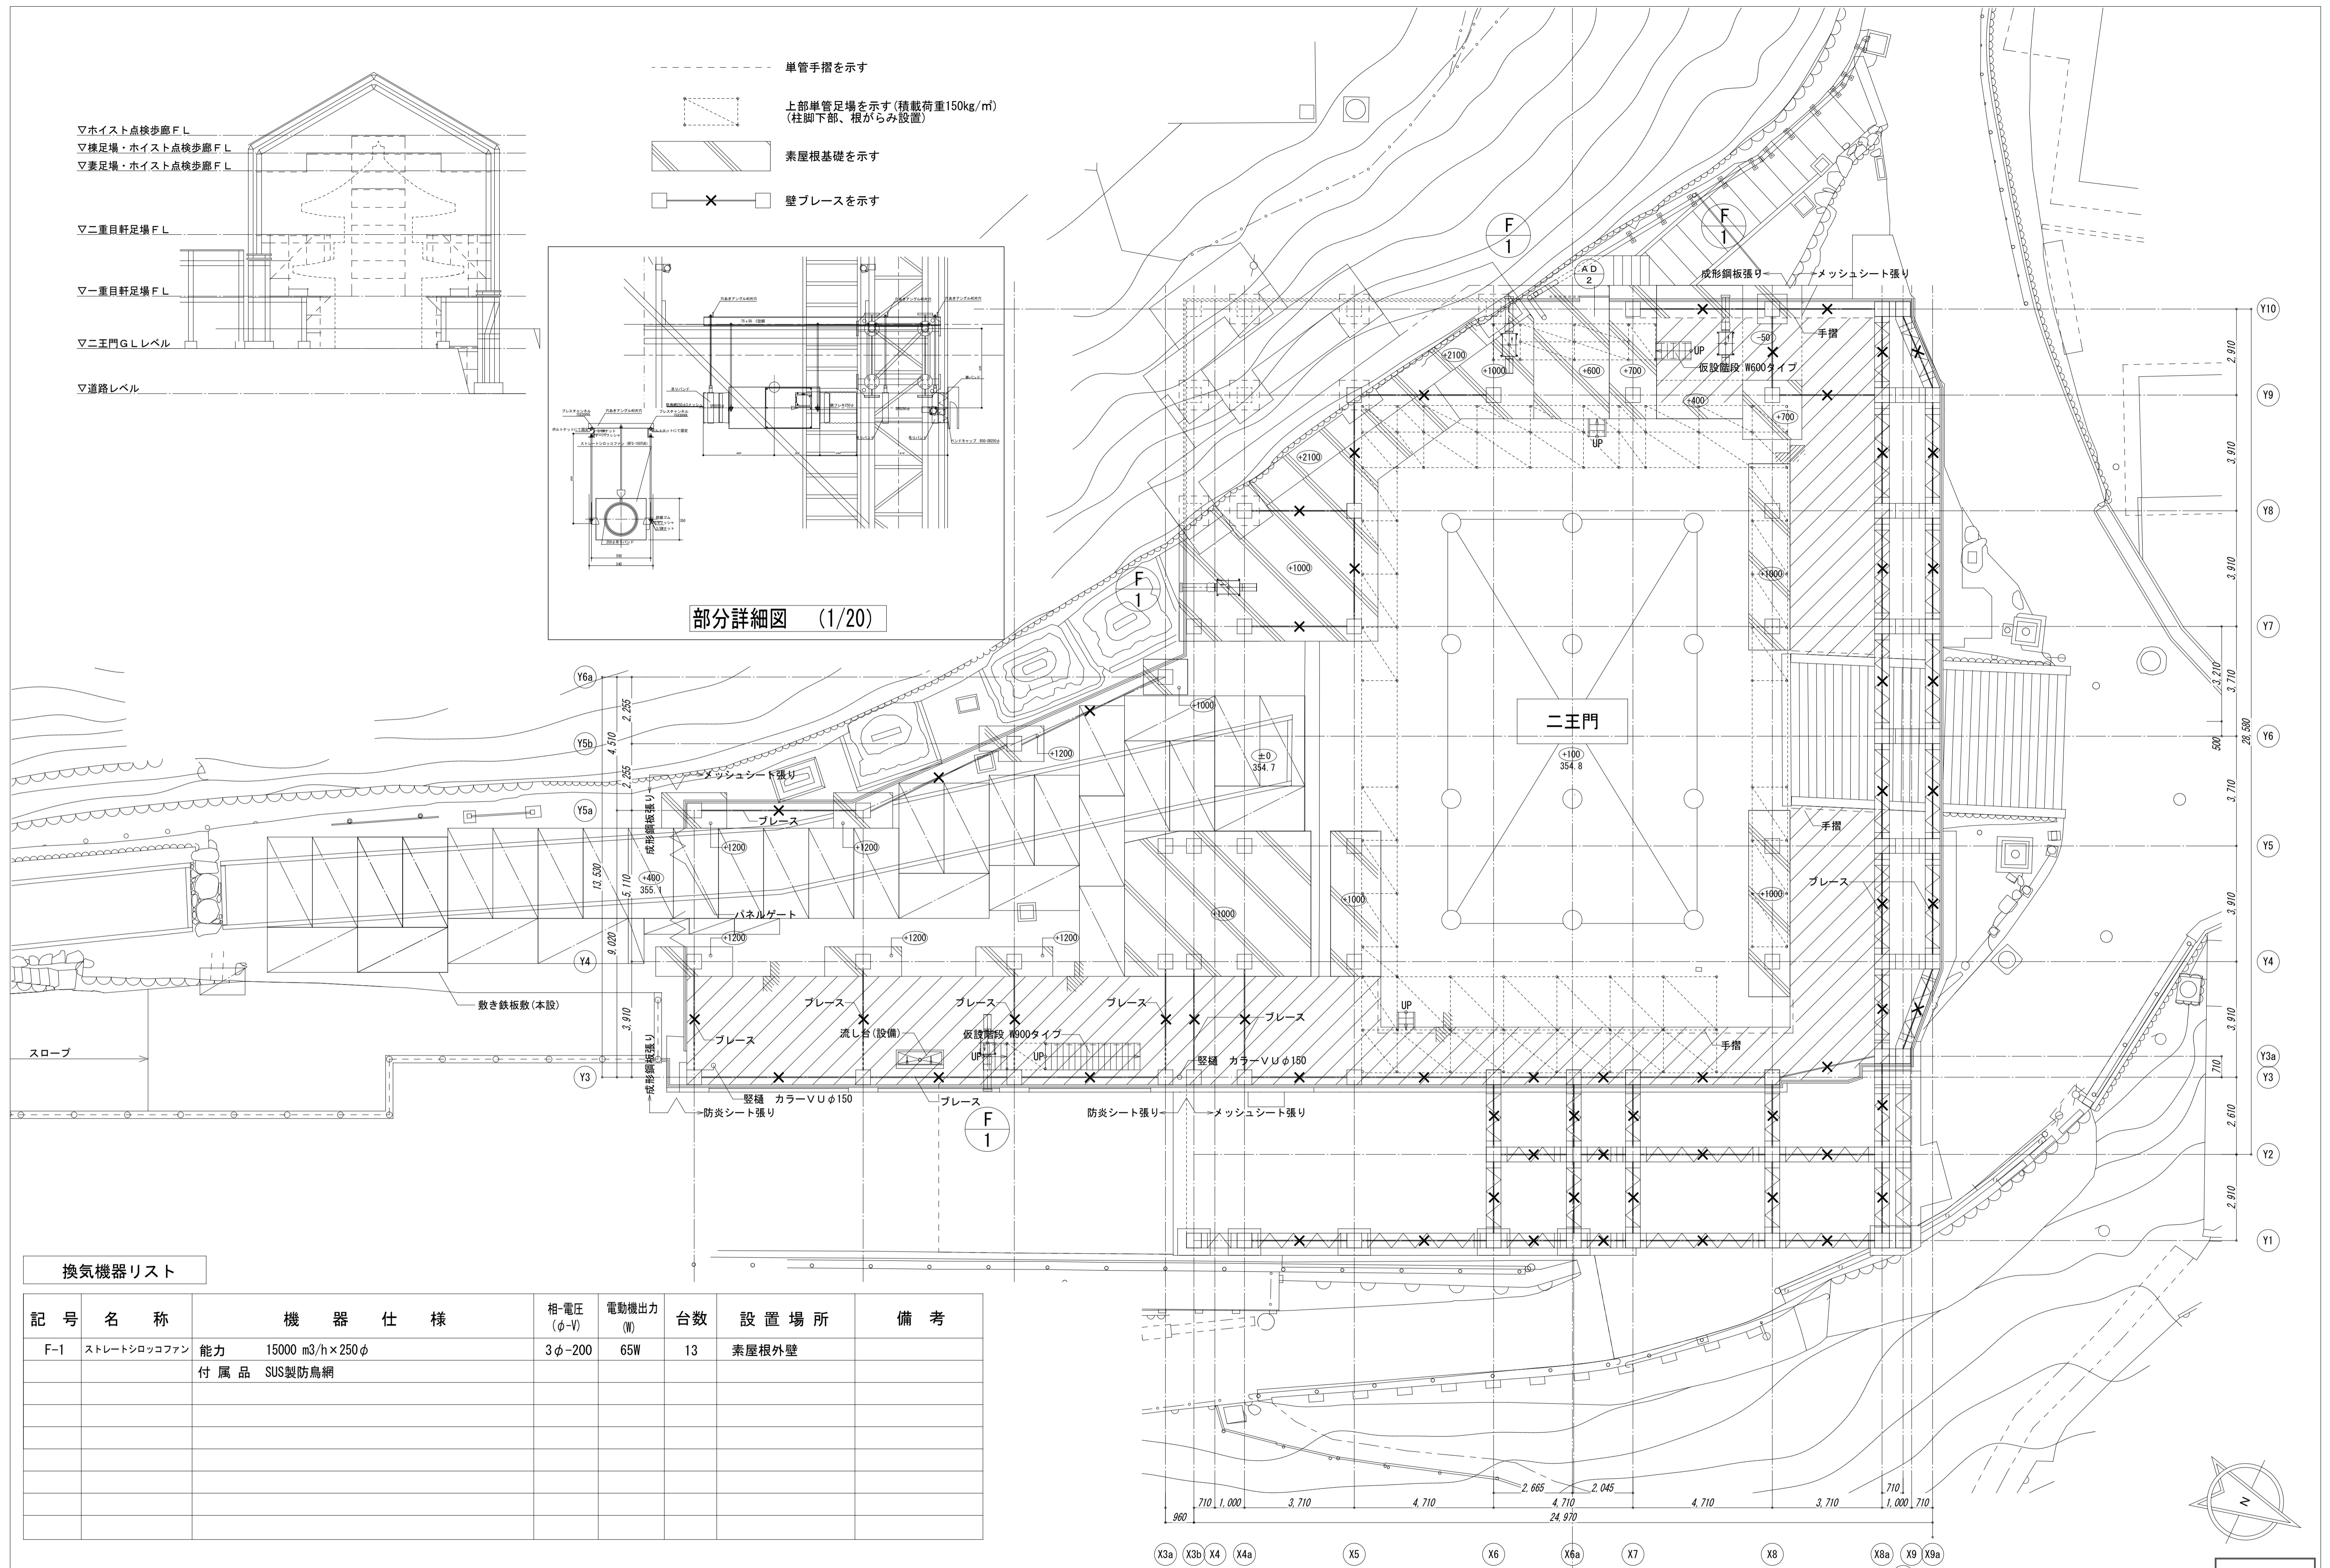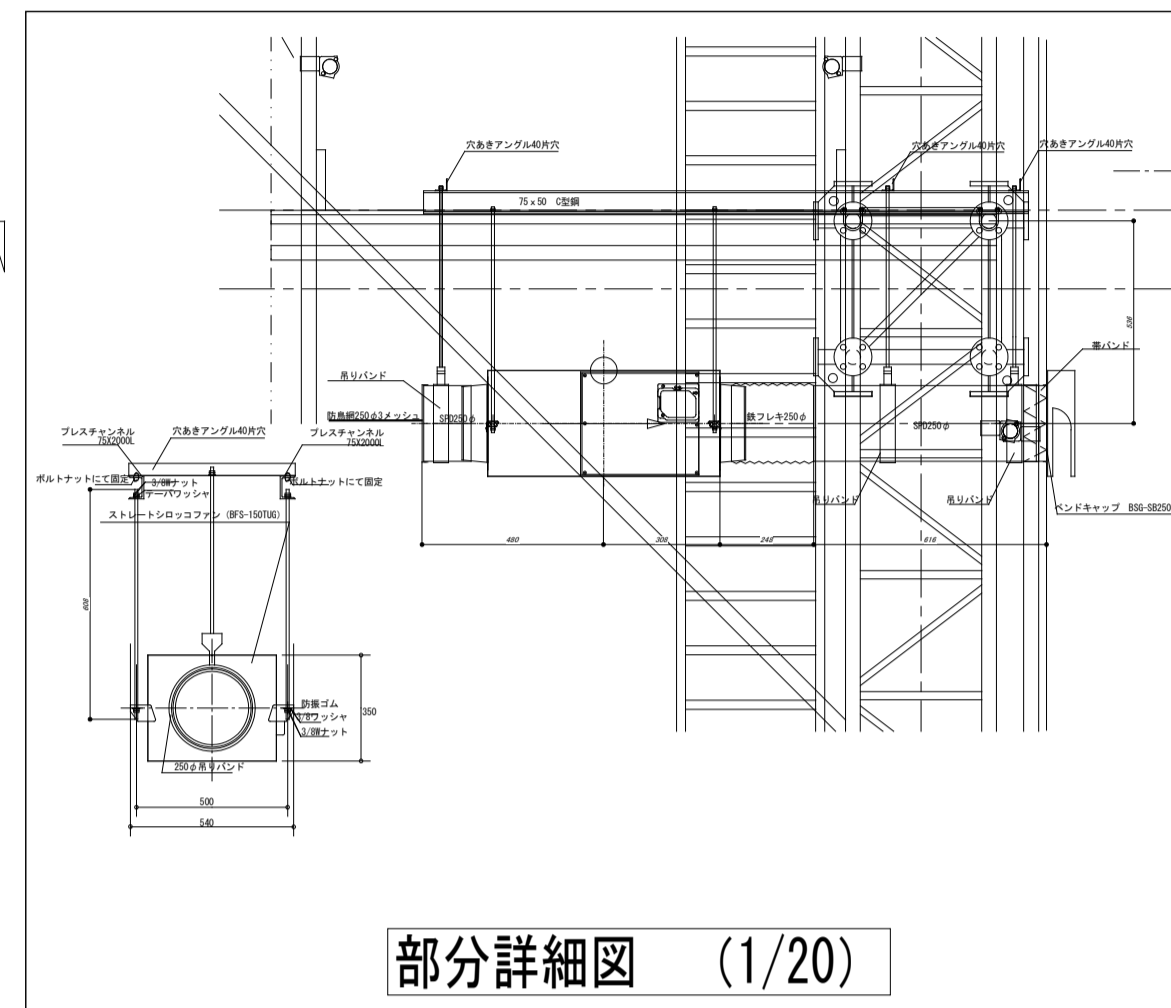


換気機器リスト

記号	名称	機器仕様	相電圧 (φ-V)	電動機出力 (W)	台数	設置場所	備考
F-1	ストレートシロッコファン	能力 15000 m ³ /h×250φ 付属品 SUS製防鳥網	3φ-200	65W	13	素屋根外壁	


本完成図は、完成建物の基本情報を記載したものです。工事に際して作成された施工図等の詳細情報と合わせてご利用ください。

名称 国宝金峯山寺二王門素屋根建設工事
 図名 換気設備 1階平面図(二王門G.L.)

 縮尺 1/100(A1)
 1/200(A3)
 No. M-09





完成図

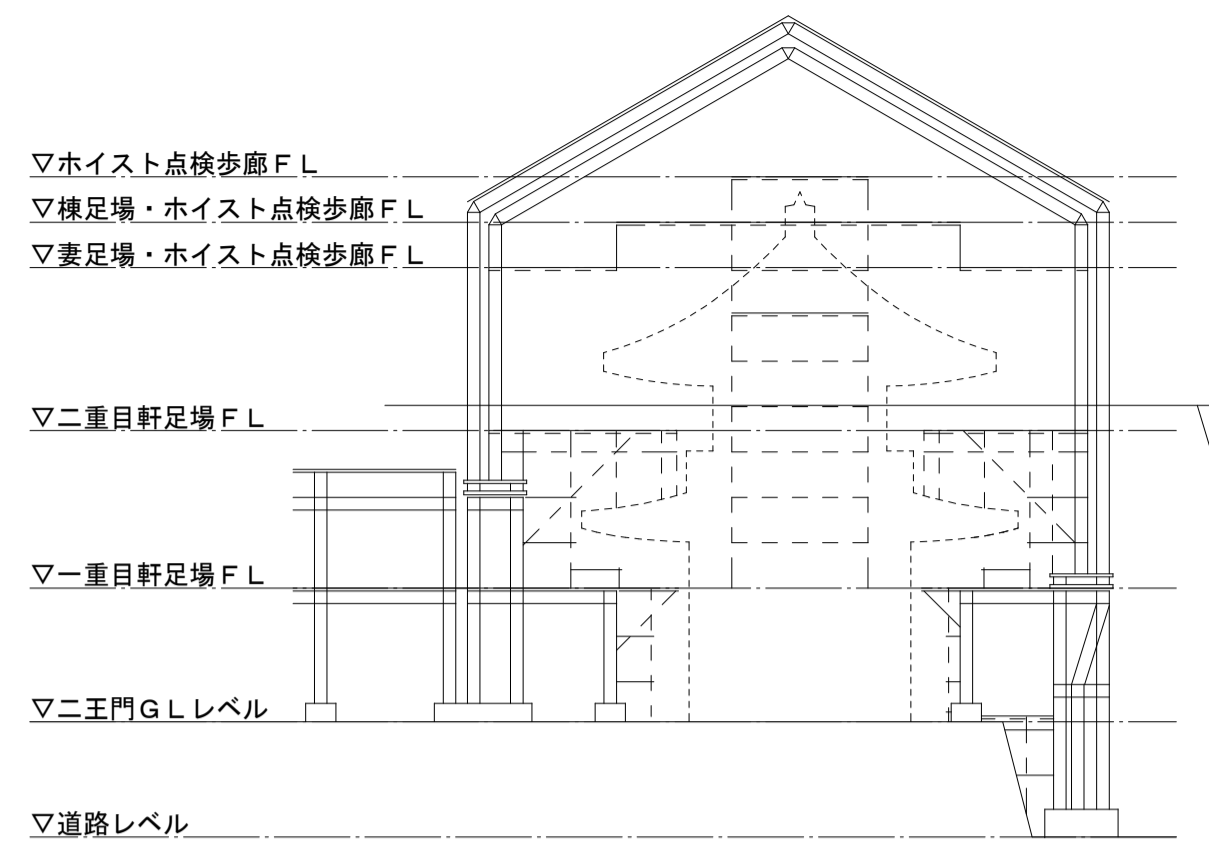

- 単管手摺を示す
- 上部単管足場を示す (積載荷重150kg/m²)
(柱脚下部、根がらみ設置)
- 単管ステージ(取外し式)を示す
- 折板葺き(ポリカーボネート)
- 折板葺き
- 壁プレースを示す

▼二王門中心線

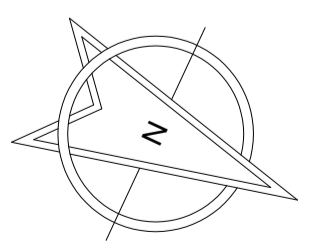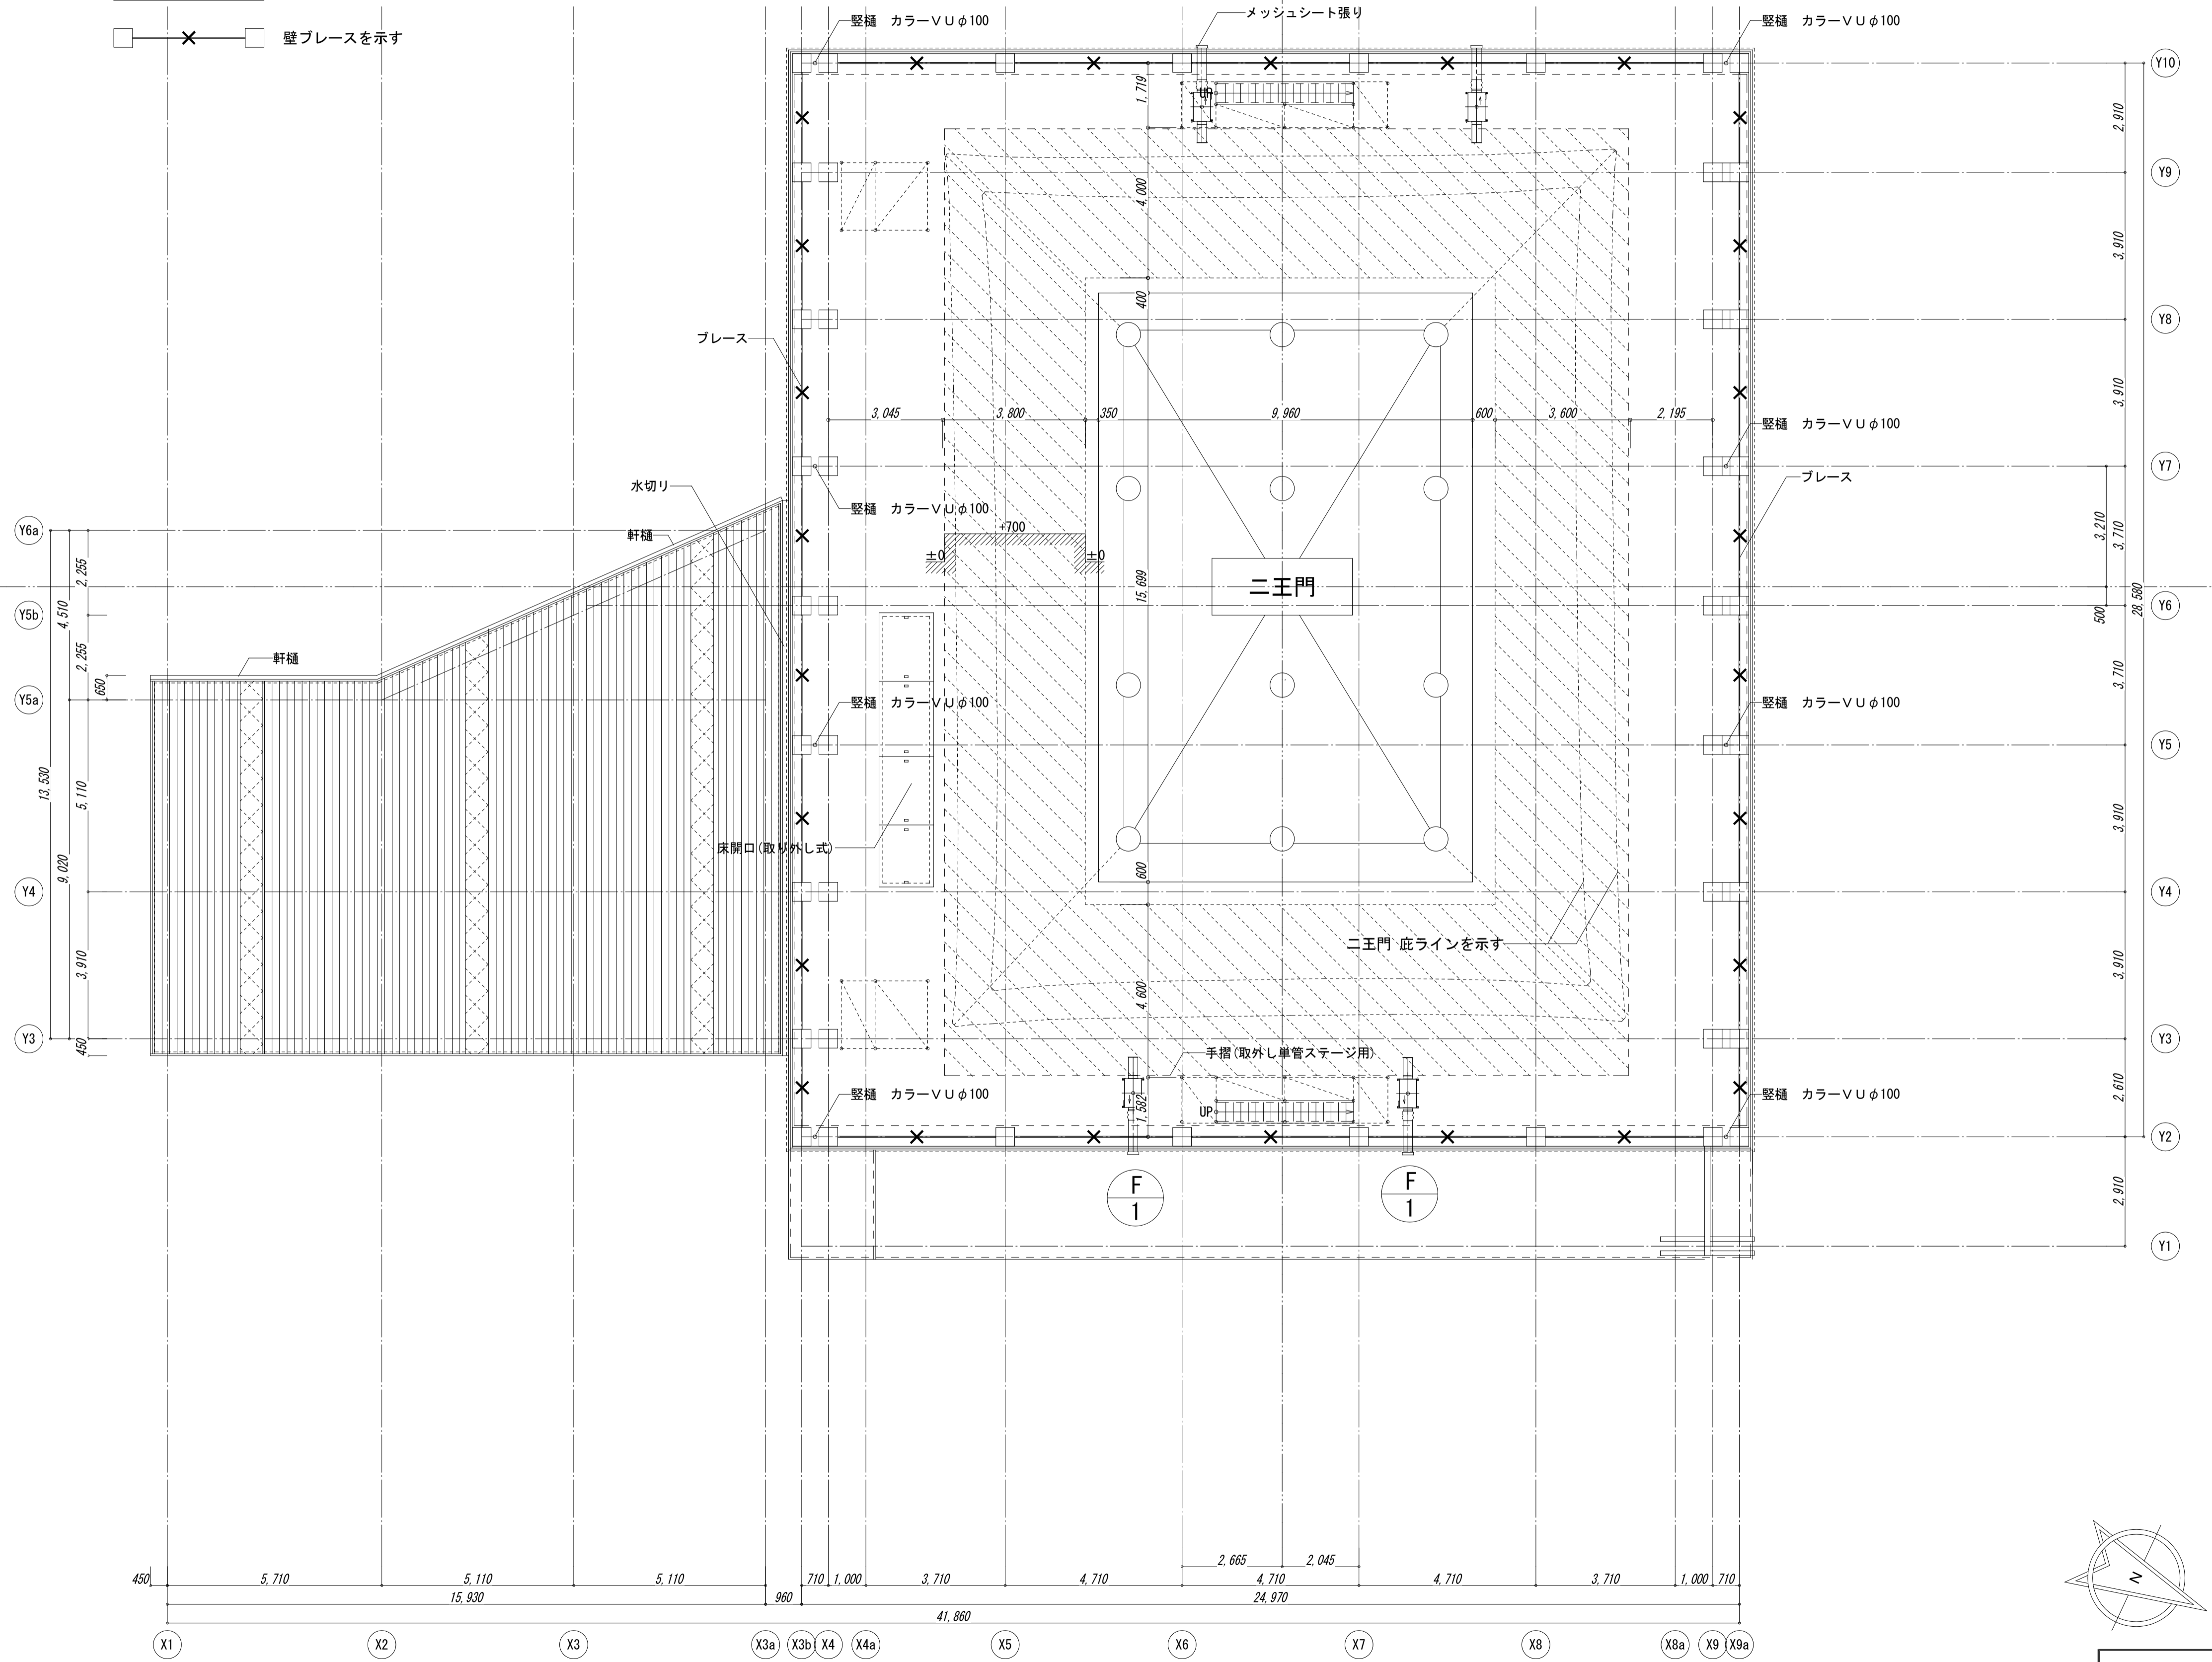

完成図

本完成図は、完成建物の基本情報を記載したものです。工事に際して作成された施工図等の詳細情報と合わせてご利用ください。

施 工	奥村・松塚特定建設工事共同企業体	名称 国宝金峯山寺二王門素屋根建設工事	縮尺 1/100(A1) 1/200(A3)	No. M-11
		図名 換気設備 3階平面図(二重目軒足場)		